

令和3年度（2021年度）


東部浄化センター外2箇所設備診断業務委託

熊本市上下水道局維持管理部水再生課


東部浄化センター外2箇所設備診断業務委託

図 面 目 録

番 号	図 面 名 称	縮 尺
M - 01	東部浄化センター全体平面図	1/1000
M - 02	東部浄化センターB系沈砂池ポンプ棟1階平面図	1/300
M - 03	東部浄化センターB系沈砂池ポンプ棟地下1階平面図	1/300
M - 04	場内ポンプ場地下2階平面図	1/200
M - 05	場内ポンプ場地下3階平面図	1/200
M - 06	東部浄化センターB系No. 3, 4主ポンプ及び場内ポンプ場No. 1, 2主ポンプ潤滑油給脂排出口	NONE
M - 07	南部浄化センター全体平面図	1/1000
M - 08	南部浄化センター管理本館1階平面図	1/300
M - 09	南部浄化センター管理本館地下3階平面図	1/300
M - 10	南高江ポンプ場見取図	NONE
M - 11	南高江ポンプ場地下1階平面図	1/200
M - 12	南高江ポンプ場地下2階平面図	1/200
M - 13	南部浄化センターNo. 1~4主ポンプ及びNo. 4送風機及び南高江ポンプ場No. 1, 2主ポンプ潤滑油給脂排出口	NONE

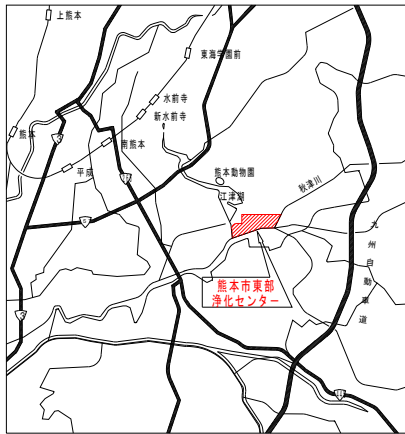


附近見取図

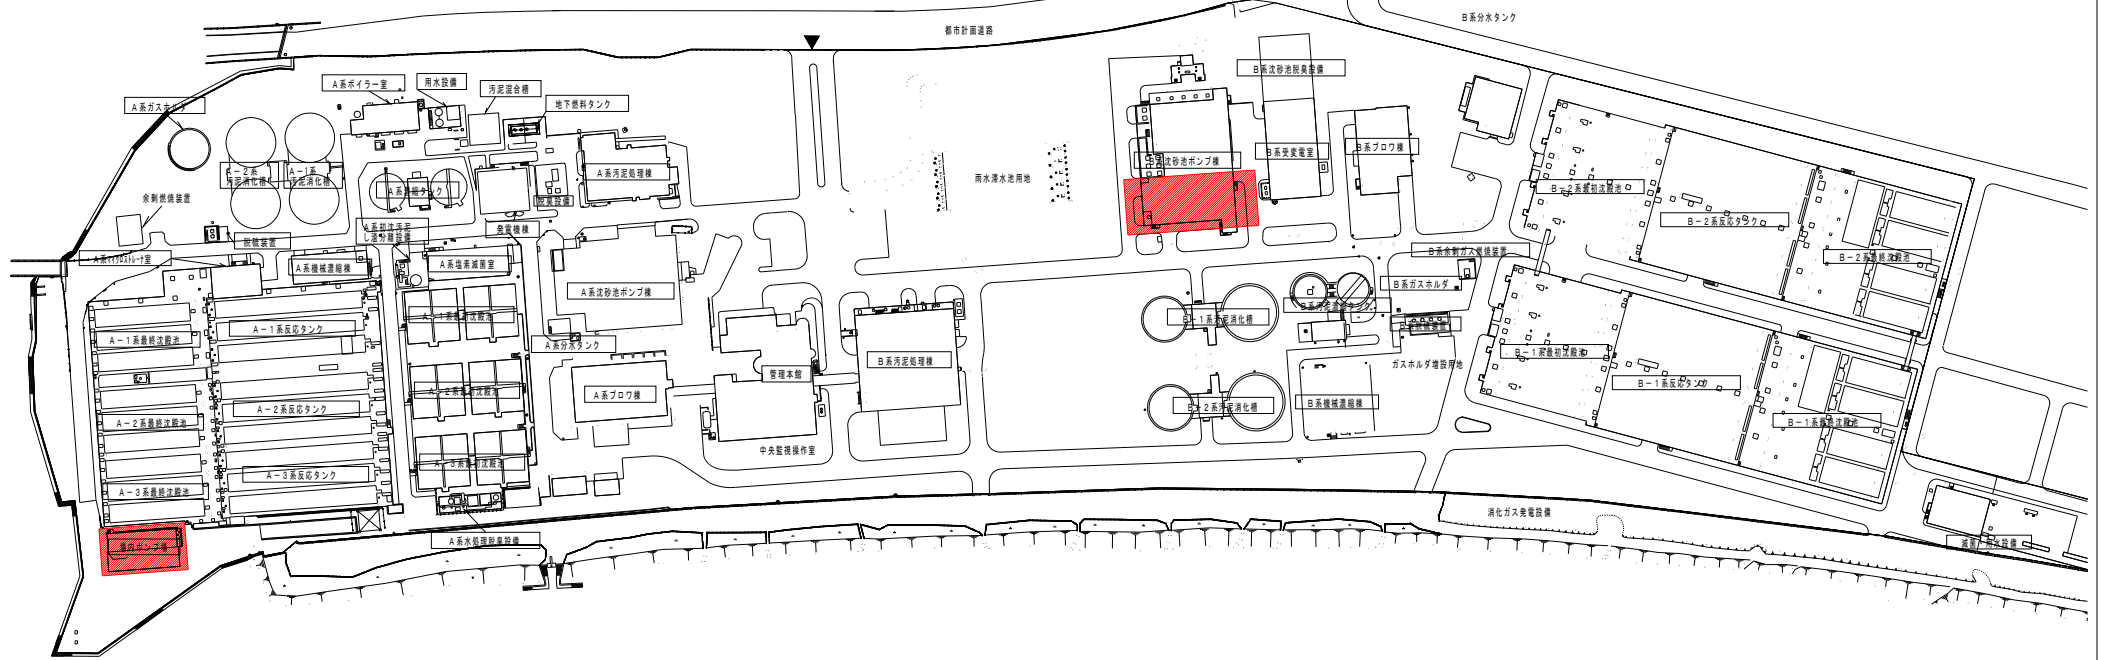


一般平面図 S=1/1000

委託範囲


件名	東部浄化センター外2箇所設備診断業務委託		
履行場所	熊本市東区秋津町秋田536外2箇所		
図面名称	東部浄化センター全体平面図		
図面番号	M-1	縮尺	1/1000
熊本市上下水道局維持管理部水再生課			

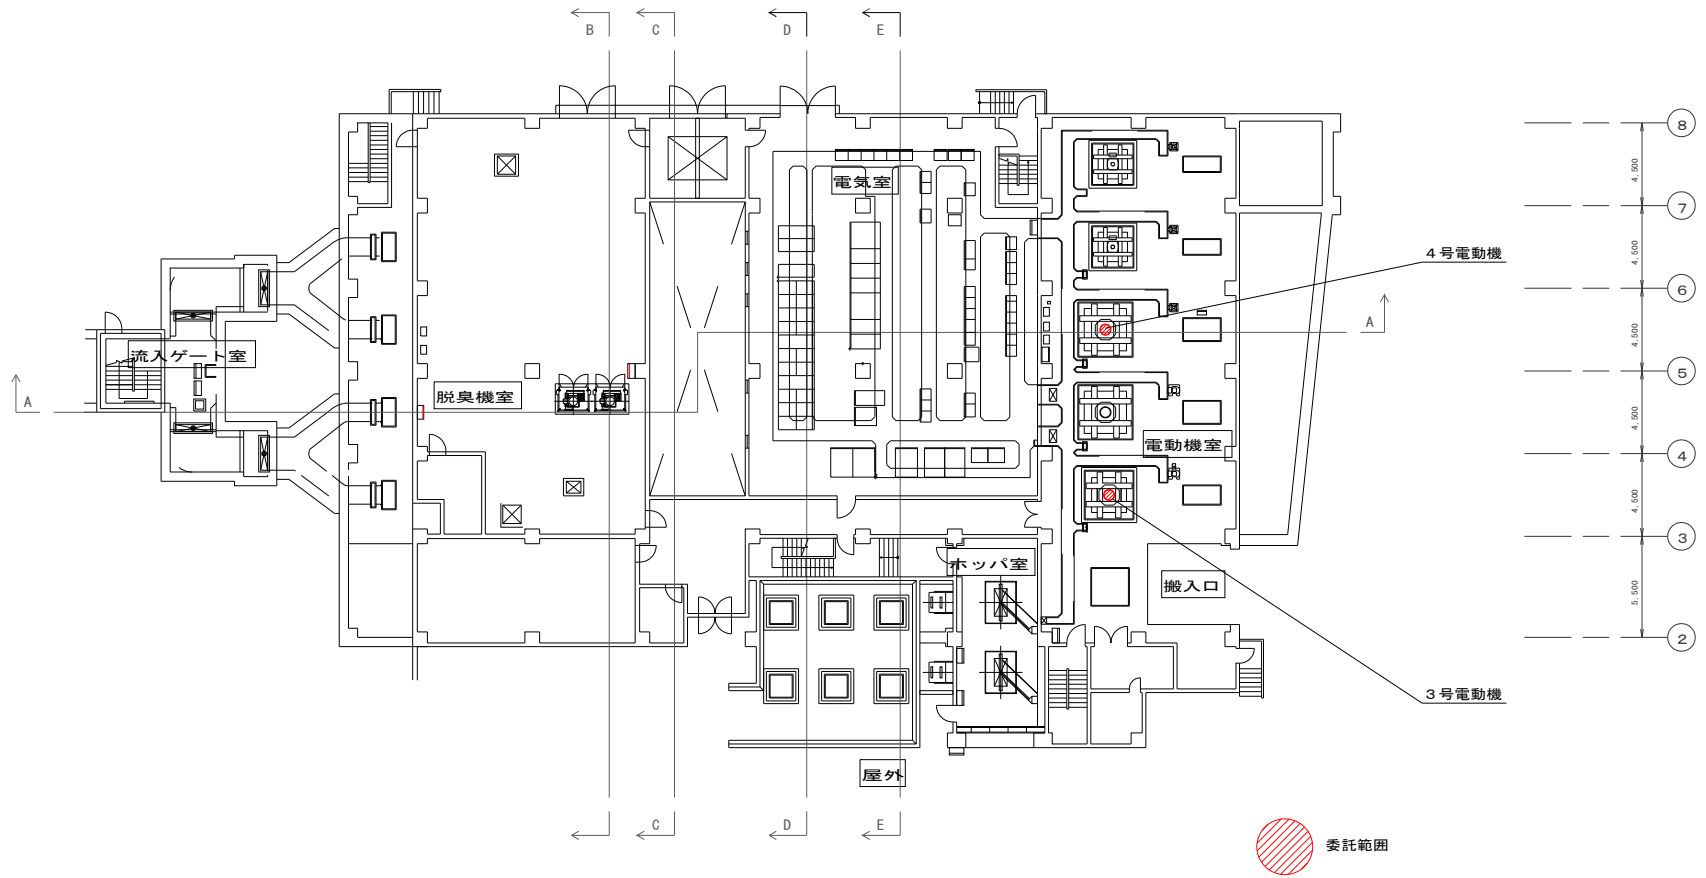



B系沈砂池設備 平面 1F

 




件名	東部浄化センター外2箇所 設備診断業務委託	
履行場所	熊本市東区秋津町秋田536 番地外2箇所	
図面名称	東部浄化センターB系沈砂池 ポンプ棟1階平面図	
図面番号	M-2	縮尺 1/300
熊本市上下水道局維持管理部水再生課		

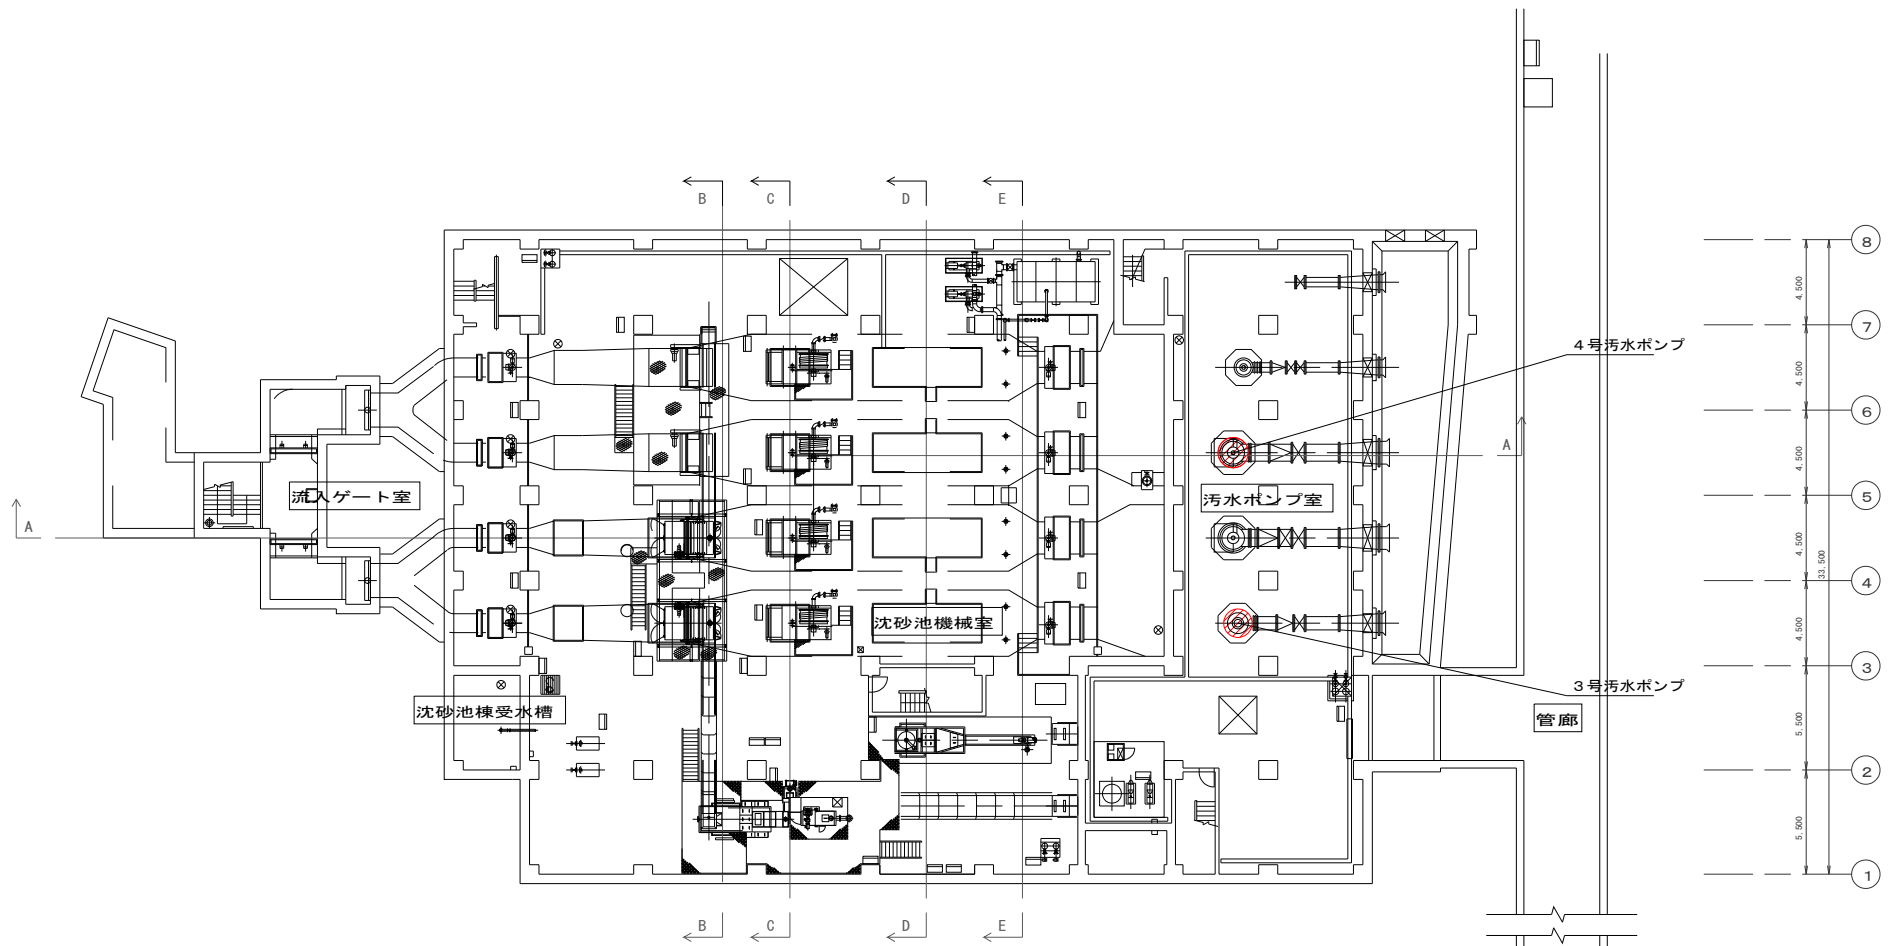

B系沈砂池設備 平面 地下1F


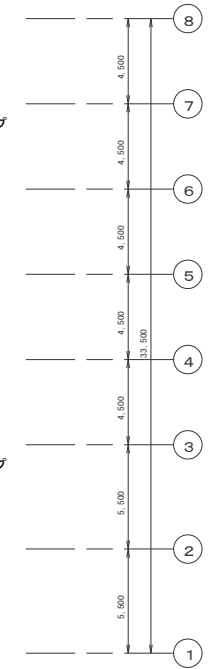
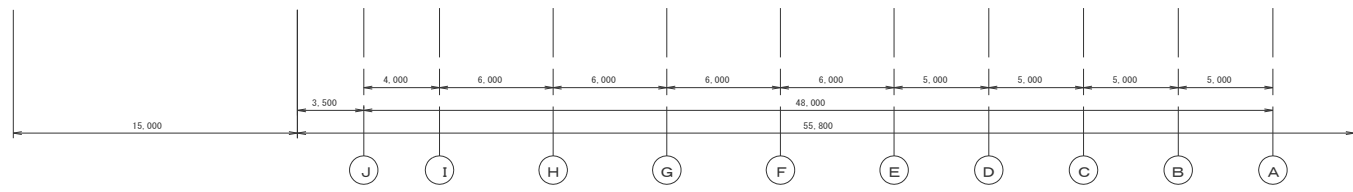


件名	東部浄化センター外2箇所 設備診断業務委託		
履行場所	熊本市東区秋津町秋田536 番地外2箇所		
図面名称	東部浄化センターB系沈砂池 ポンプ棟地下1階平面図		
図面番号	M-3	縮尺	1/300
熊本市上下水道局維持管理部水再生課			

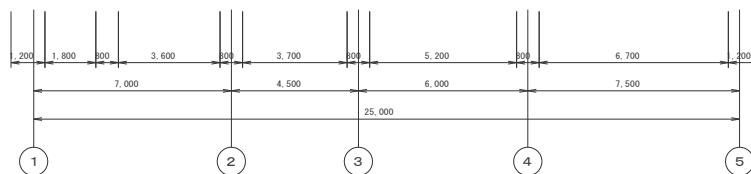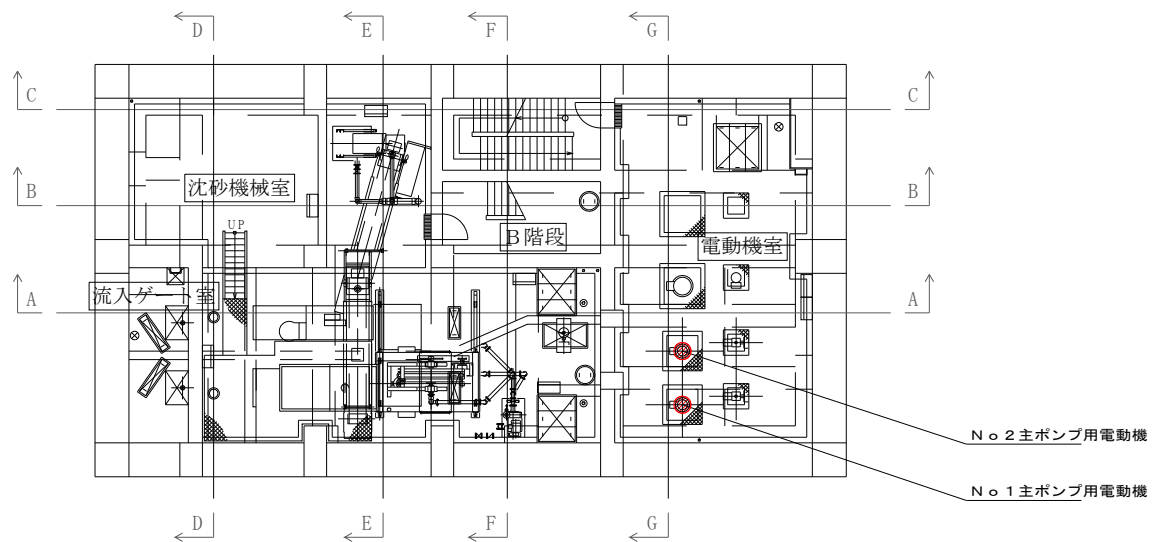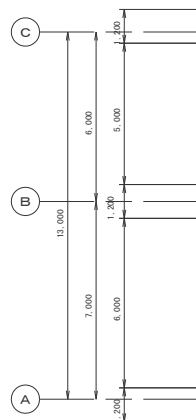


A系場内ポンプ場沈砂池設備 平面 地下2F, 地下1F

件名	東部浄化センター外2箇所 設備診断業務委託		
履行場所	熊本市東区秋津町秋田536 番地外2箇所		
図面名称	場内ポンプ場地下2階平面図		
図面番号	M-4	縮尺	1/200
熊本市上下水道局維持管理部水再生課			

 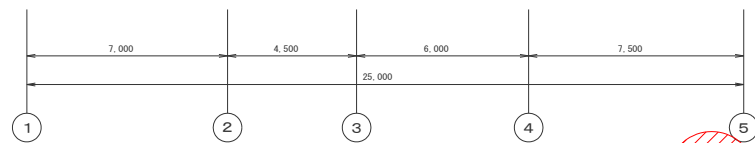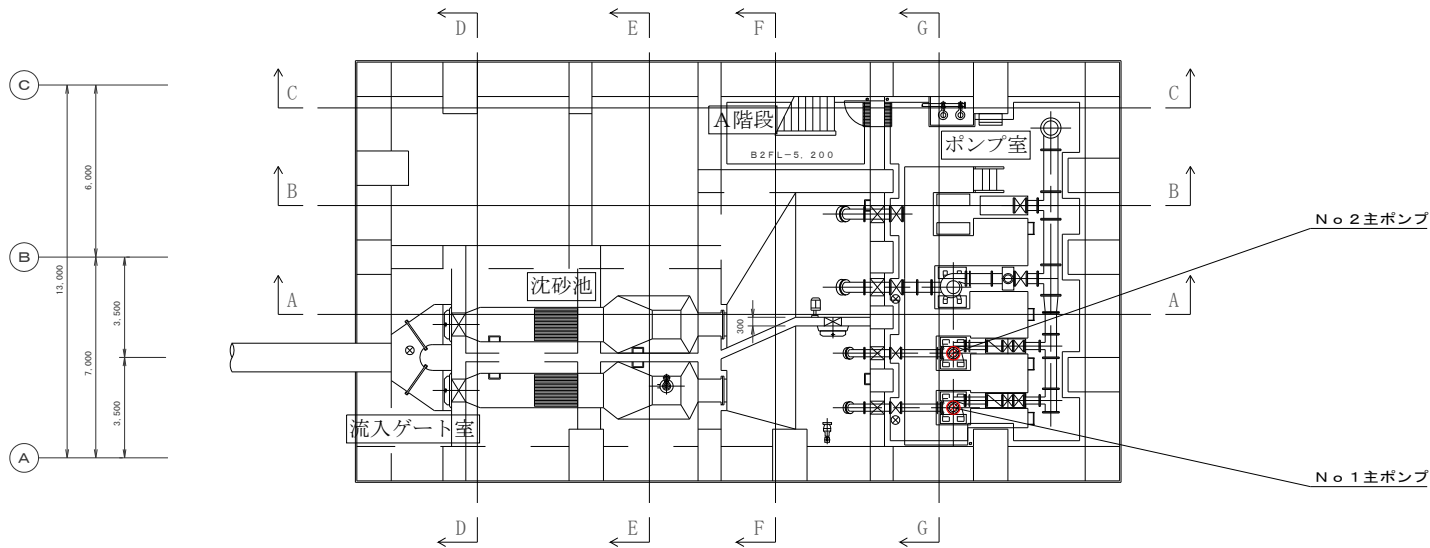


A系場内ポンプ場沈砂池設備 平面 沈砂池, 地下3F 200

件名	東部浄化センター外2箇所 設備診断業務委託		
履行場所	熊本市東区秋津町秋田536 番地外2箇所		
図面名称	場内ポンプ場地下3階平面図		
図面番号	M-5	縮尺	1/200
熊本市上下水道局維持管理部水再生課			

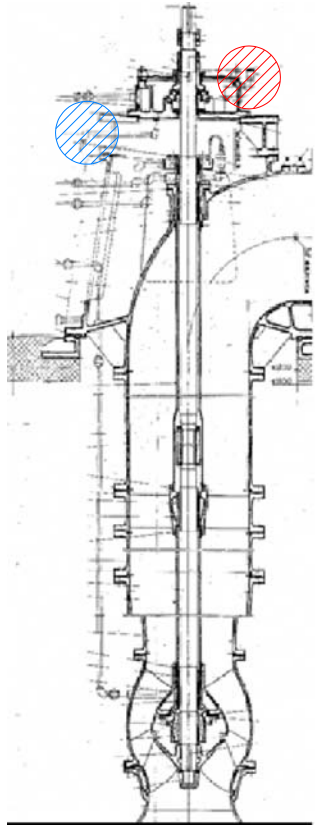


東部浄化センターB系No. 3
主ポンプ軸受ケース潤滑油口

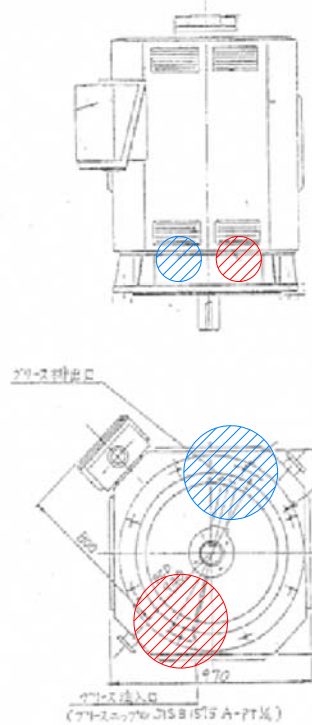


上図 東部浄化センターB系No. 3
主ポンプ用電動機反負荷側
潤滑油口

下図 東部浄化センターB系No. 3
主ポンプ用電動機負荷側
潤滑油口

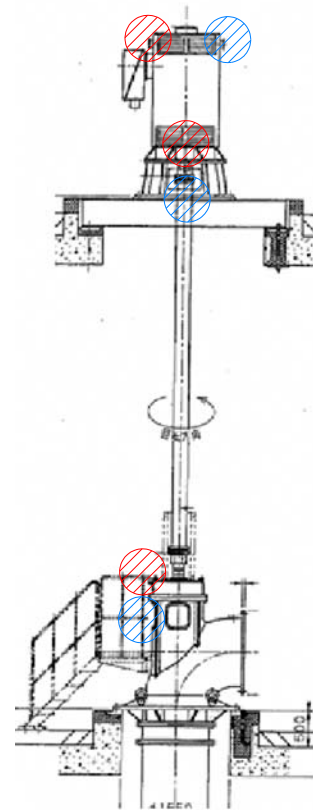


東部浄化センターB系No. 4主ポンプ
軸受ケース及び電動機負荷側反負荷側
潤滑油口

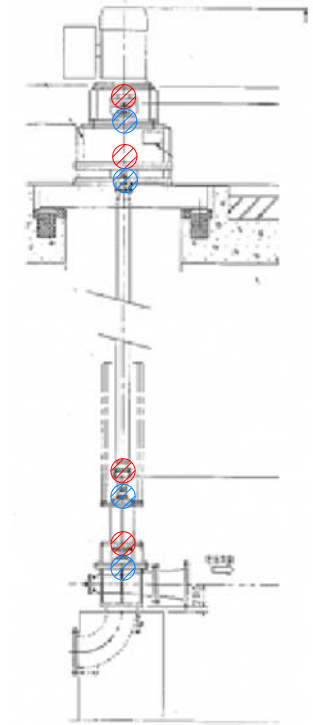

場内ポンプ場No. 1, 2号主ポンプ
ポンプ側及び電動機負荷側
反負荷側潤滑油口



件名	東部浄化センター外2箇所 設備診断業務委託		
履行場所	熊本市東区秋津町秋田536 番地外2箇所		
図面名称	東部浄化センターB系No. 3, 4主ポンプ及び 場内ポンプ場No. 1, 2主ポンプ潤滑油給排出口		
図面番号	M-6	縮尺	NONE
熊本市上下水道局維持管理部水再生課			

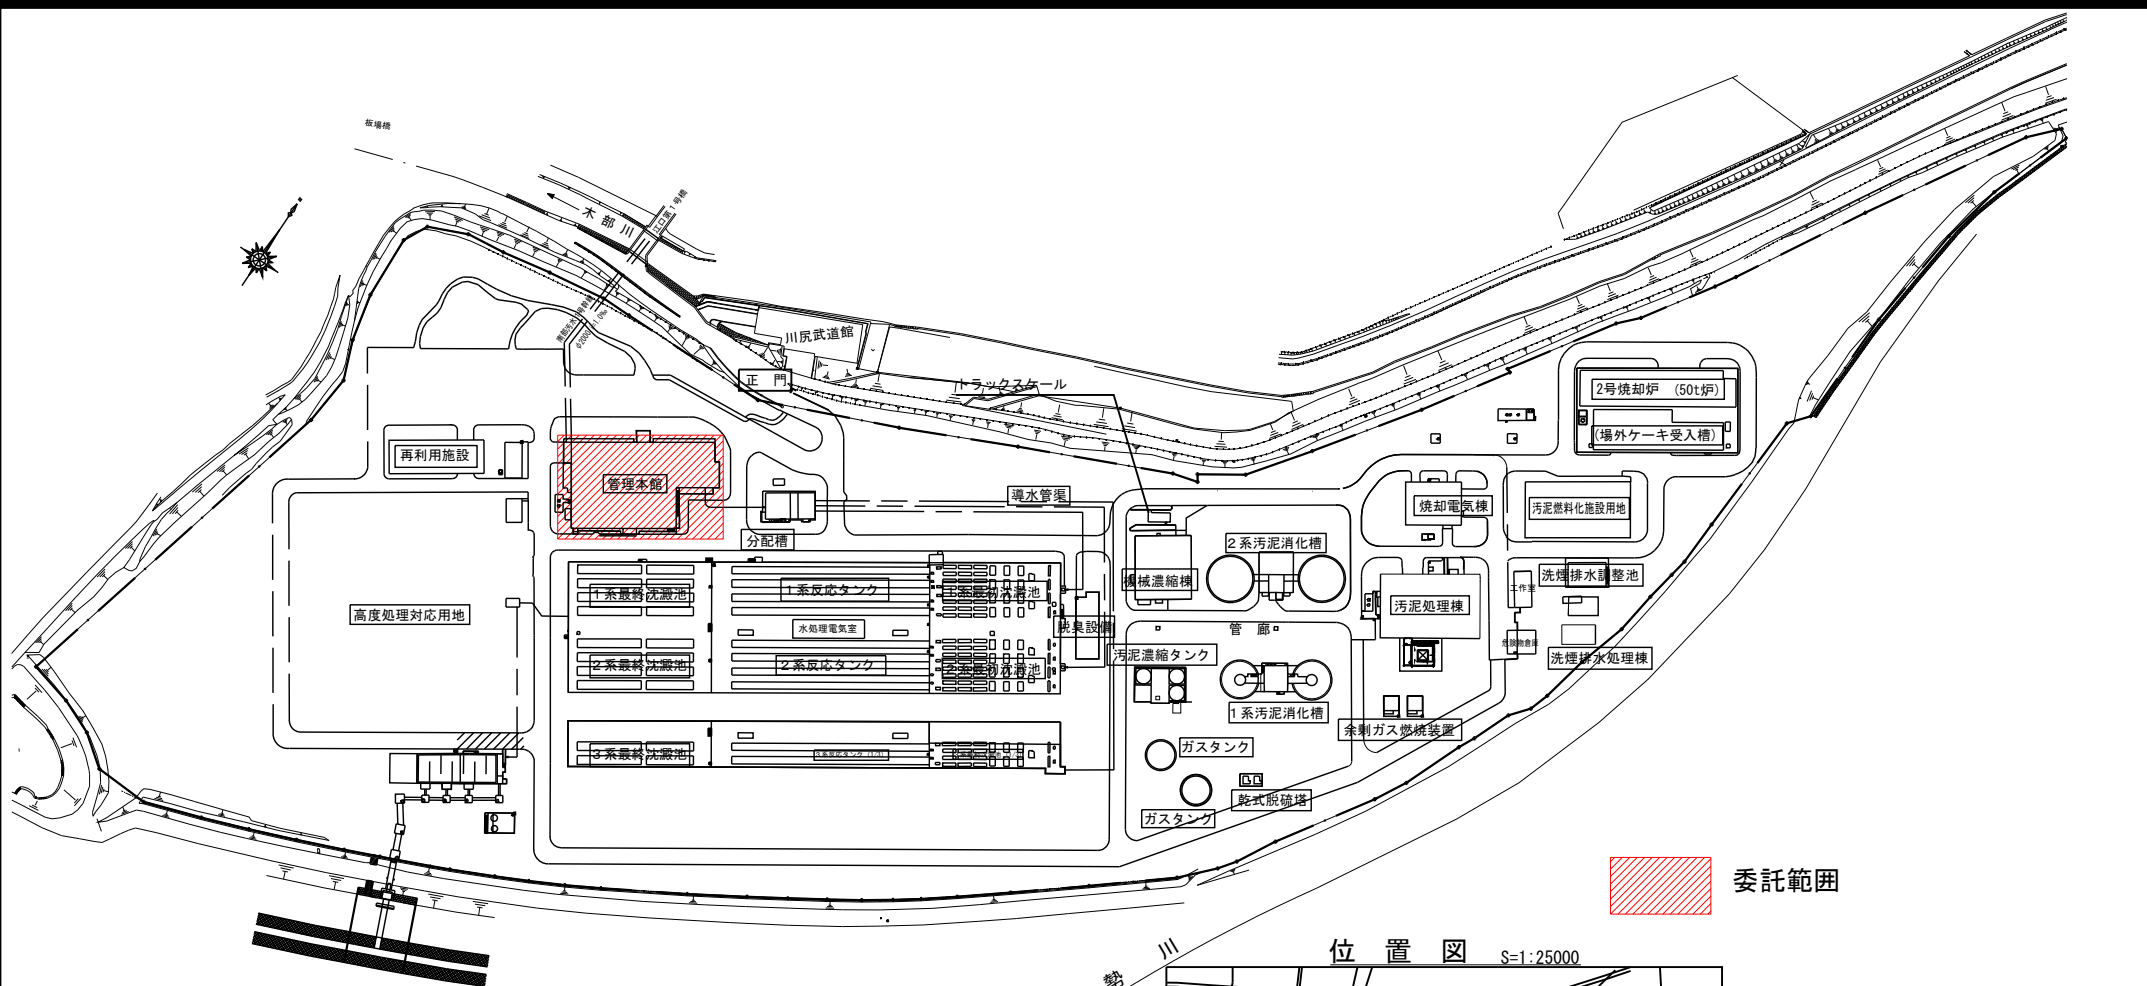

全体配置図 S=1:1000



位置図 S=1:25000

件名	東部浄化センター外2箇所設備診断業務委託		
履行場所	熊本市東区秋津町秋田536番地外2箇所		
図面名称	南部浄化センター全体平面図		
図面番号	M-7	縮尺	1/1000
熊本市上下水道局維持管理部水再生課			

