

令和4年度（2022年度）

西部浄化センター外5箇所設備診断業務委託

熊本市上下水道局維持管理部水再生課


西部浄化センター外5箇所設備診断業務委託

図 面 目 録

番号	図面名称	縮尺
M - 01	西部浄化センター全体平面図	1/1000
M - 02	西部浄化センター沈砂池ポンプ棟地下2階平面図	1/200
M - 03	西部浄化センター沈砂池ポンプ棟地下3階平面図	1/200
M - 04	西部浄化センターエアレーションタンク地下1階平面図	1/300
M - 05	新島崎ポンプ場 見取図	NONE
M - 06	新島崎ポンプ場地下2階平面図	1/100
M - 07	世安ポンプ場 見取り図	NONE
M - 08	世安ポンプ場地下2階平面図	1/300
M - 09	南部浄化センター全体平面図	1/1000
M - 10	南部浄化センター管理本館1階平面図	1/300
M - 11	南部浄化センター管理本館地下3階平面図	1/300
M - 12	南高江ポンプ場見取図	NONE
M - 13	南高江ポンプ場地下1階平面図	1/200
M - 14	南高江ポンプ場地下2階平面図	1/200
M - 15	東部浄化センター全体平面図	1/1000
M - 16	場内ポンプ場地下2階平面図	1/200
M - 17	場内ポンプ場地下3階平面図	1/200

白
川


有
明
海

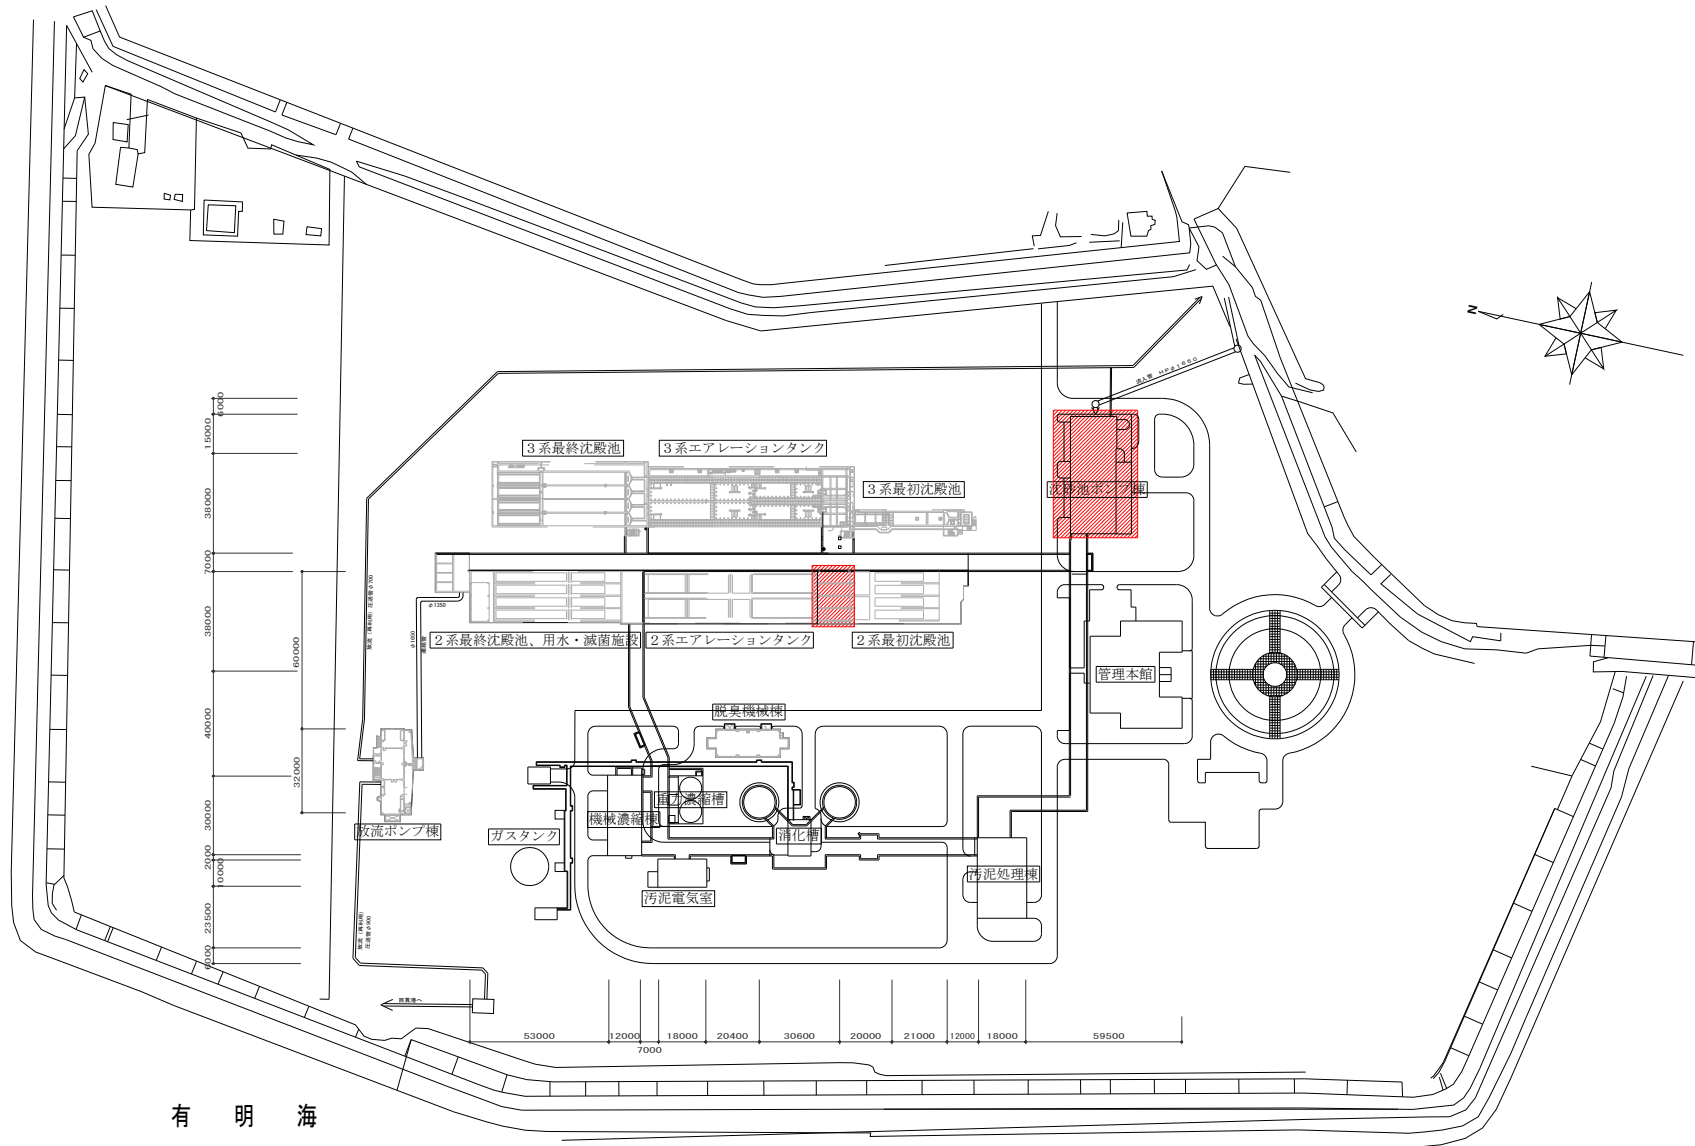

 委託範囲

一般平面図 S=1/1000


件名	西部浄化センターが5箇所設置診断業務委託		
履行場所	熊本市西区沖新町4944-3が5箇所		
図面名称	西部浄化センター全体平面図		
図面番号	M-1	縮尺	1/1000
熊本市上下水道局維持管理部水再生課			

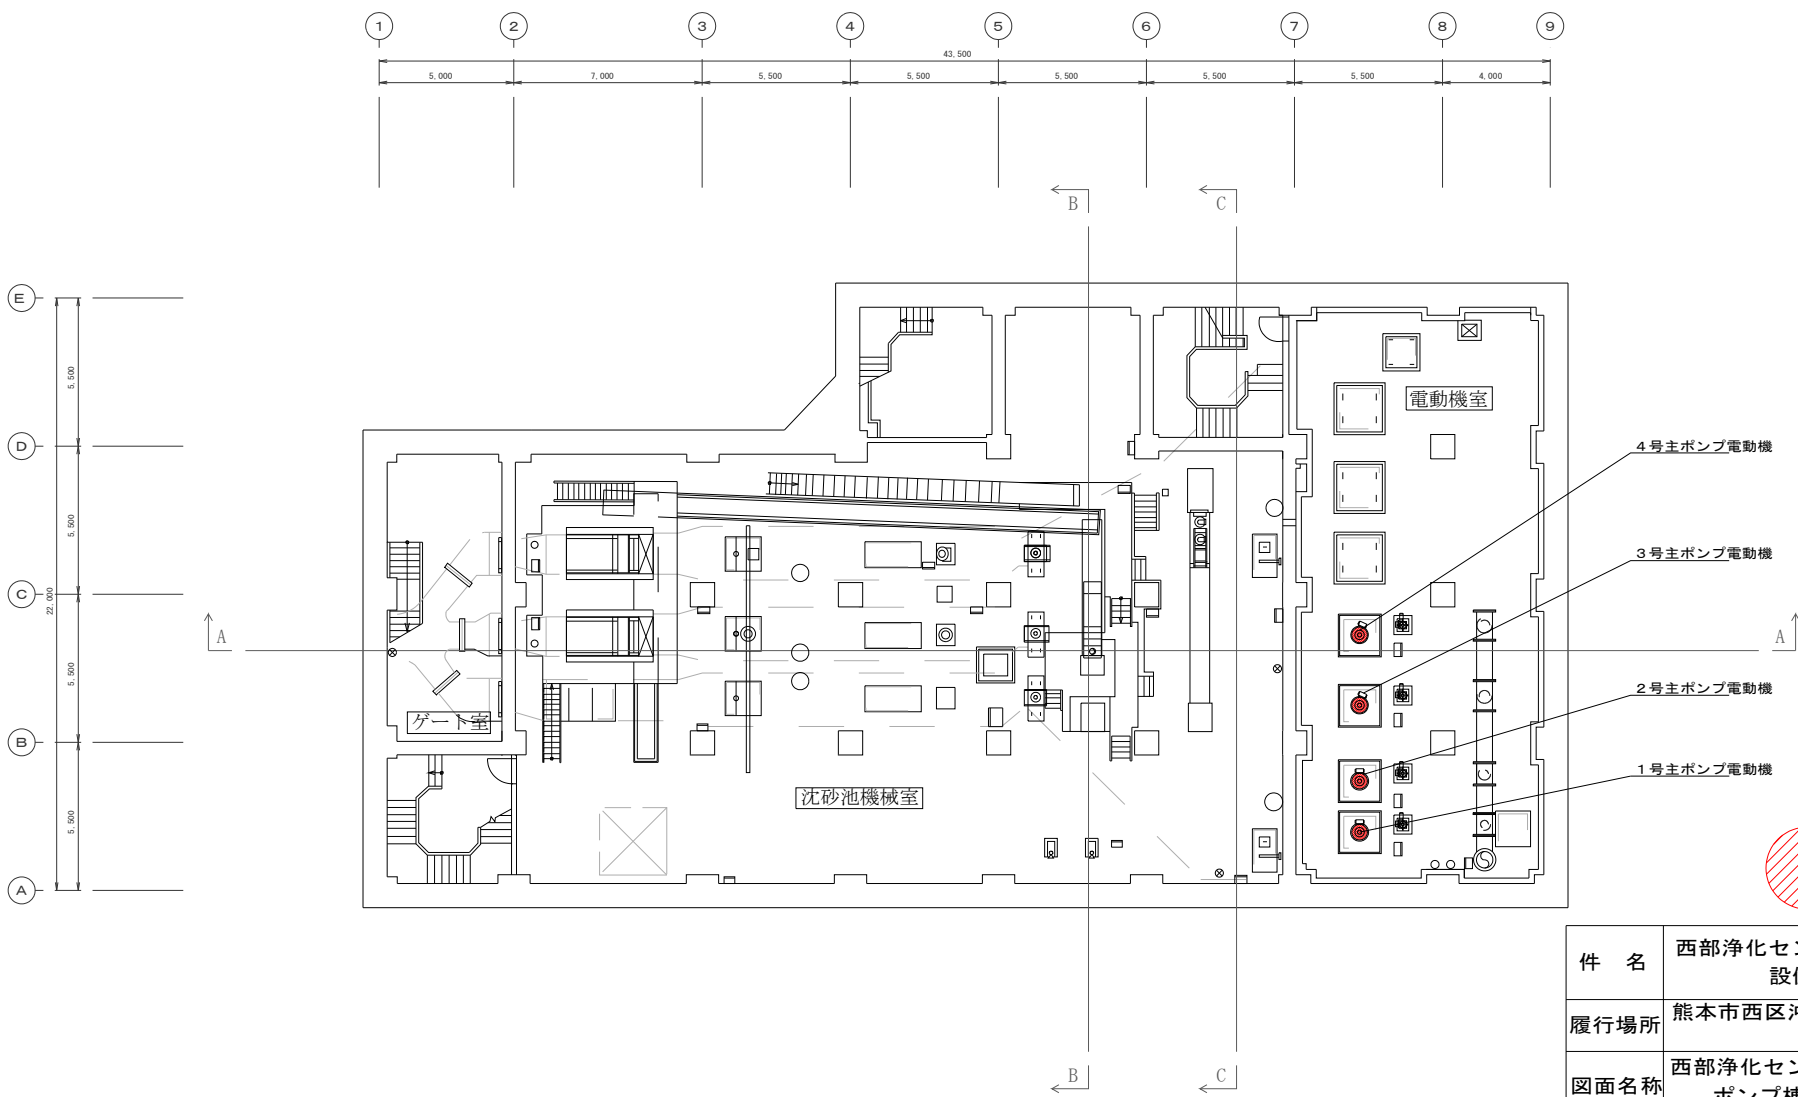

 委託範囲


熊本市 西部浄化センター 沈砂池ポンプ棟 地下2階平面図 200

件名	西部浄化センター外5箇所 設備診断業務委託		
履行場所	熊本市西区沖新町4944-3 外5箇所		
図面名称	西部浄化センター沈砂池 ポンプ棟地下2階平面図		
図面番号	M-2	縮尺	1/200
熊本市上下水道局維持管理部水再生課			

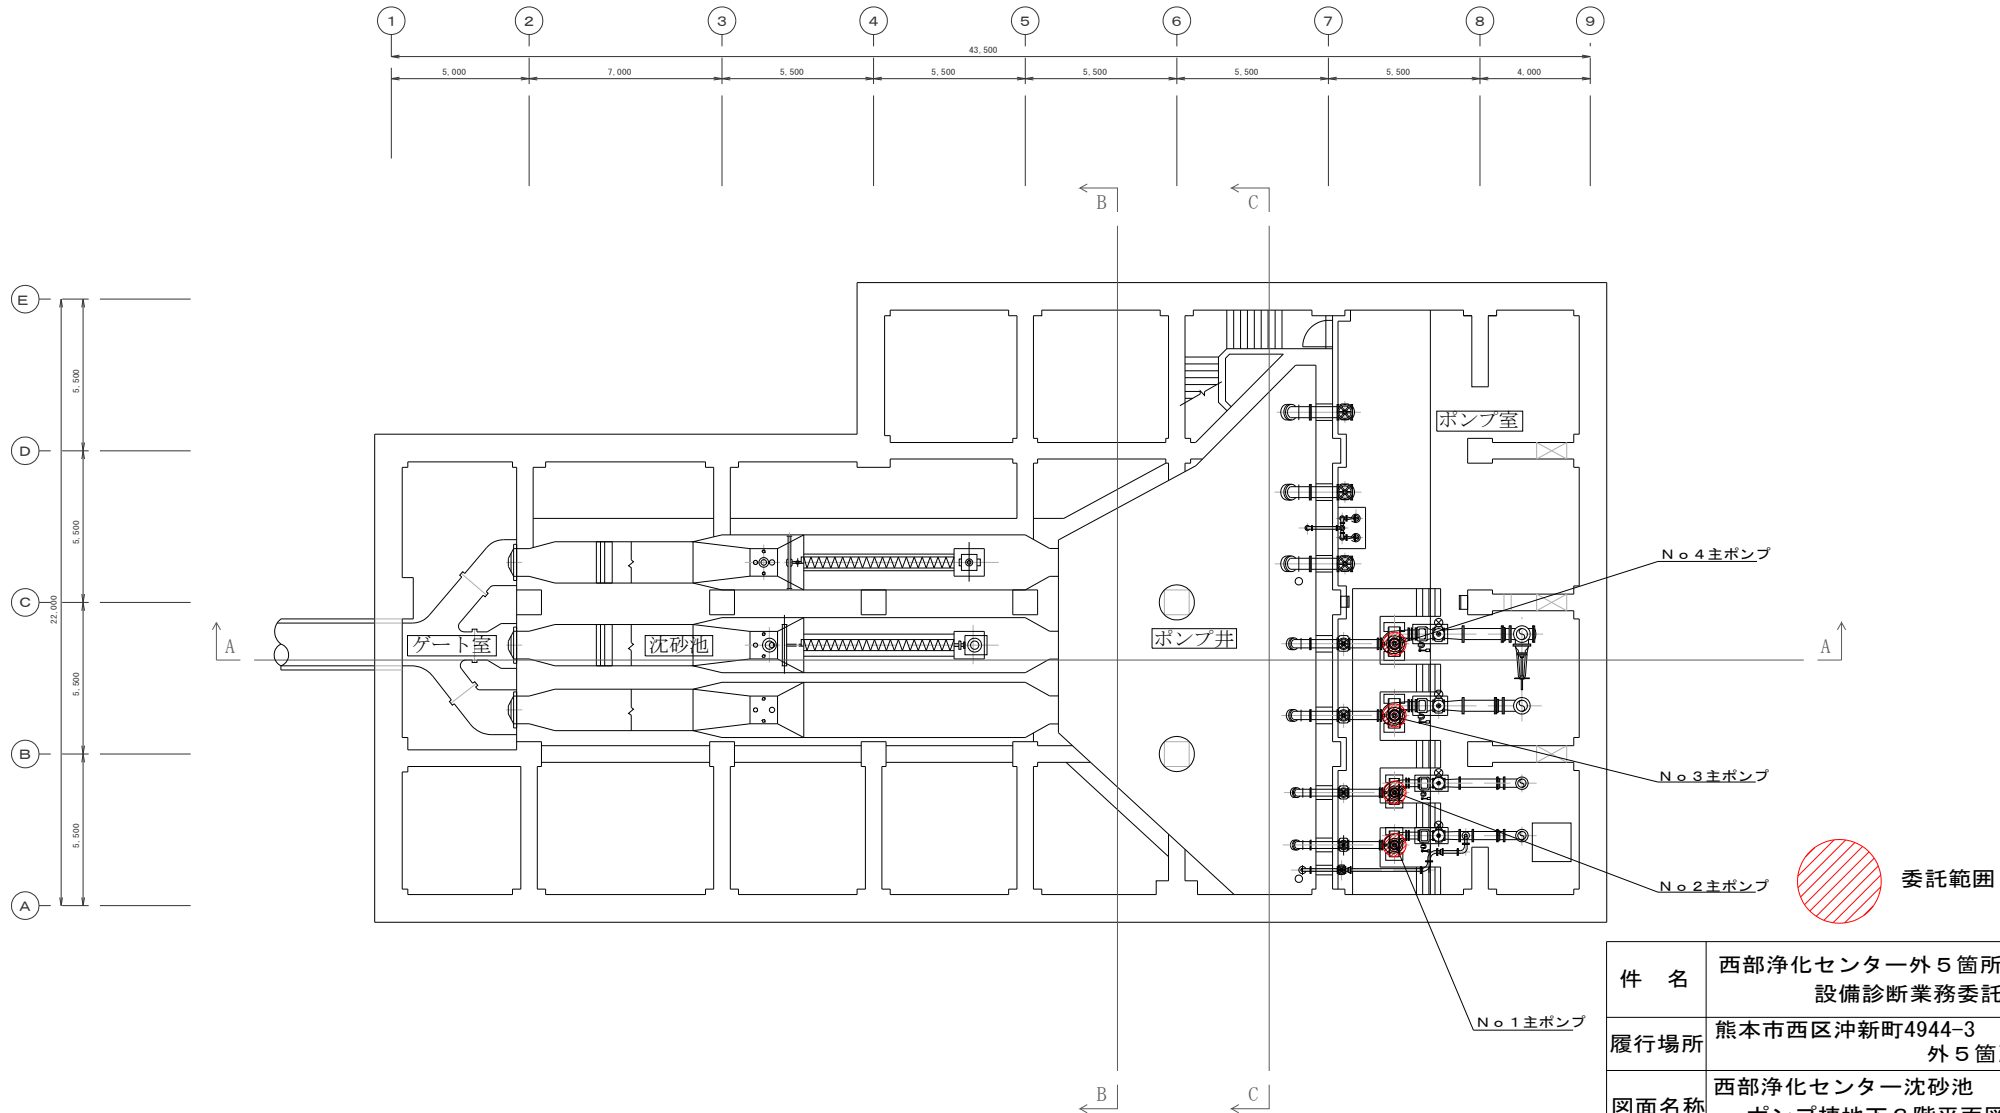


熊本市 西部浄化センター 沈砂池ポンプ棟 地下3階平面図

件名	西部浄化センター外5箇所 設備診断業務委託		
履行場所	熊本市西区沖新町4944-3 外5箇所		
図面名称	西部浄化センター沈砂池 ポンプ棟地下3階平面図		
図面番号	M-3	縮尺	1 / 200
熊本市上下水道局維持管理部水再生課			

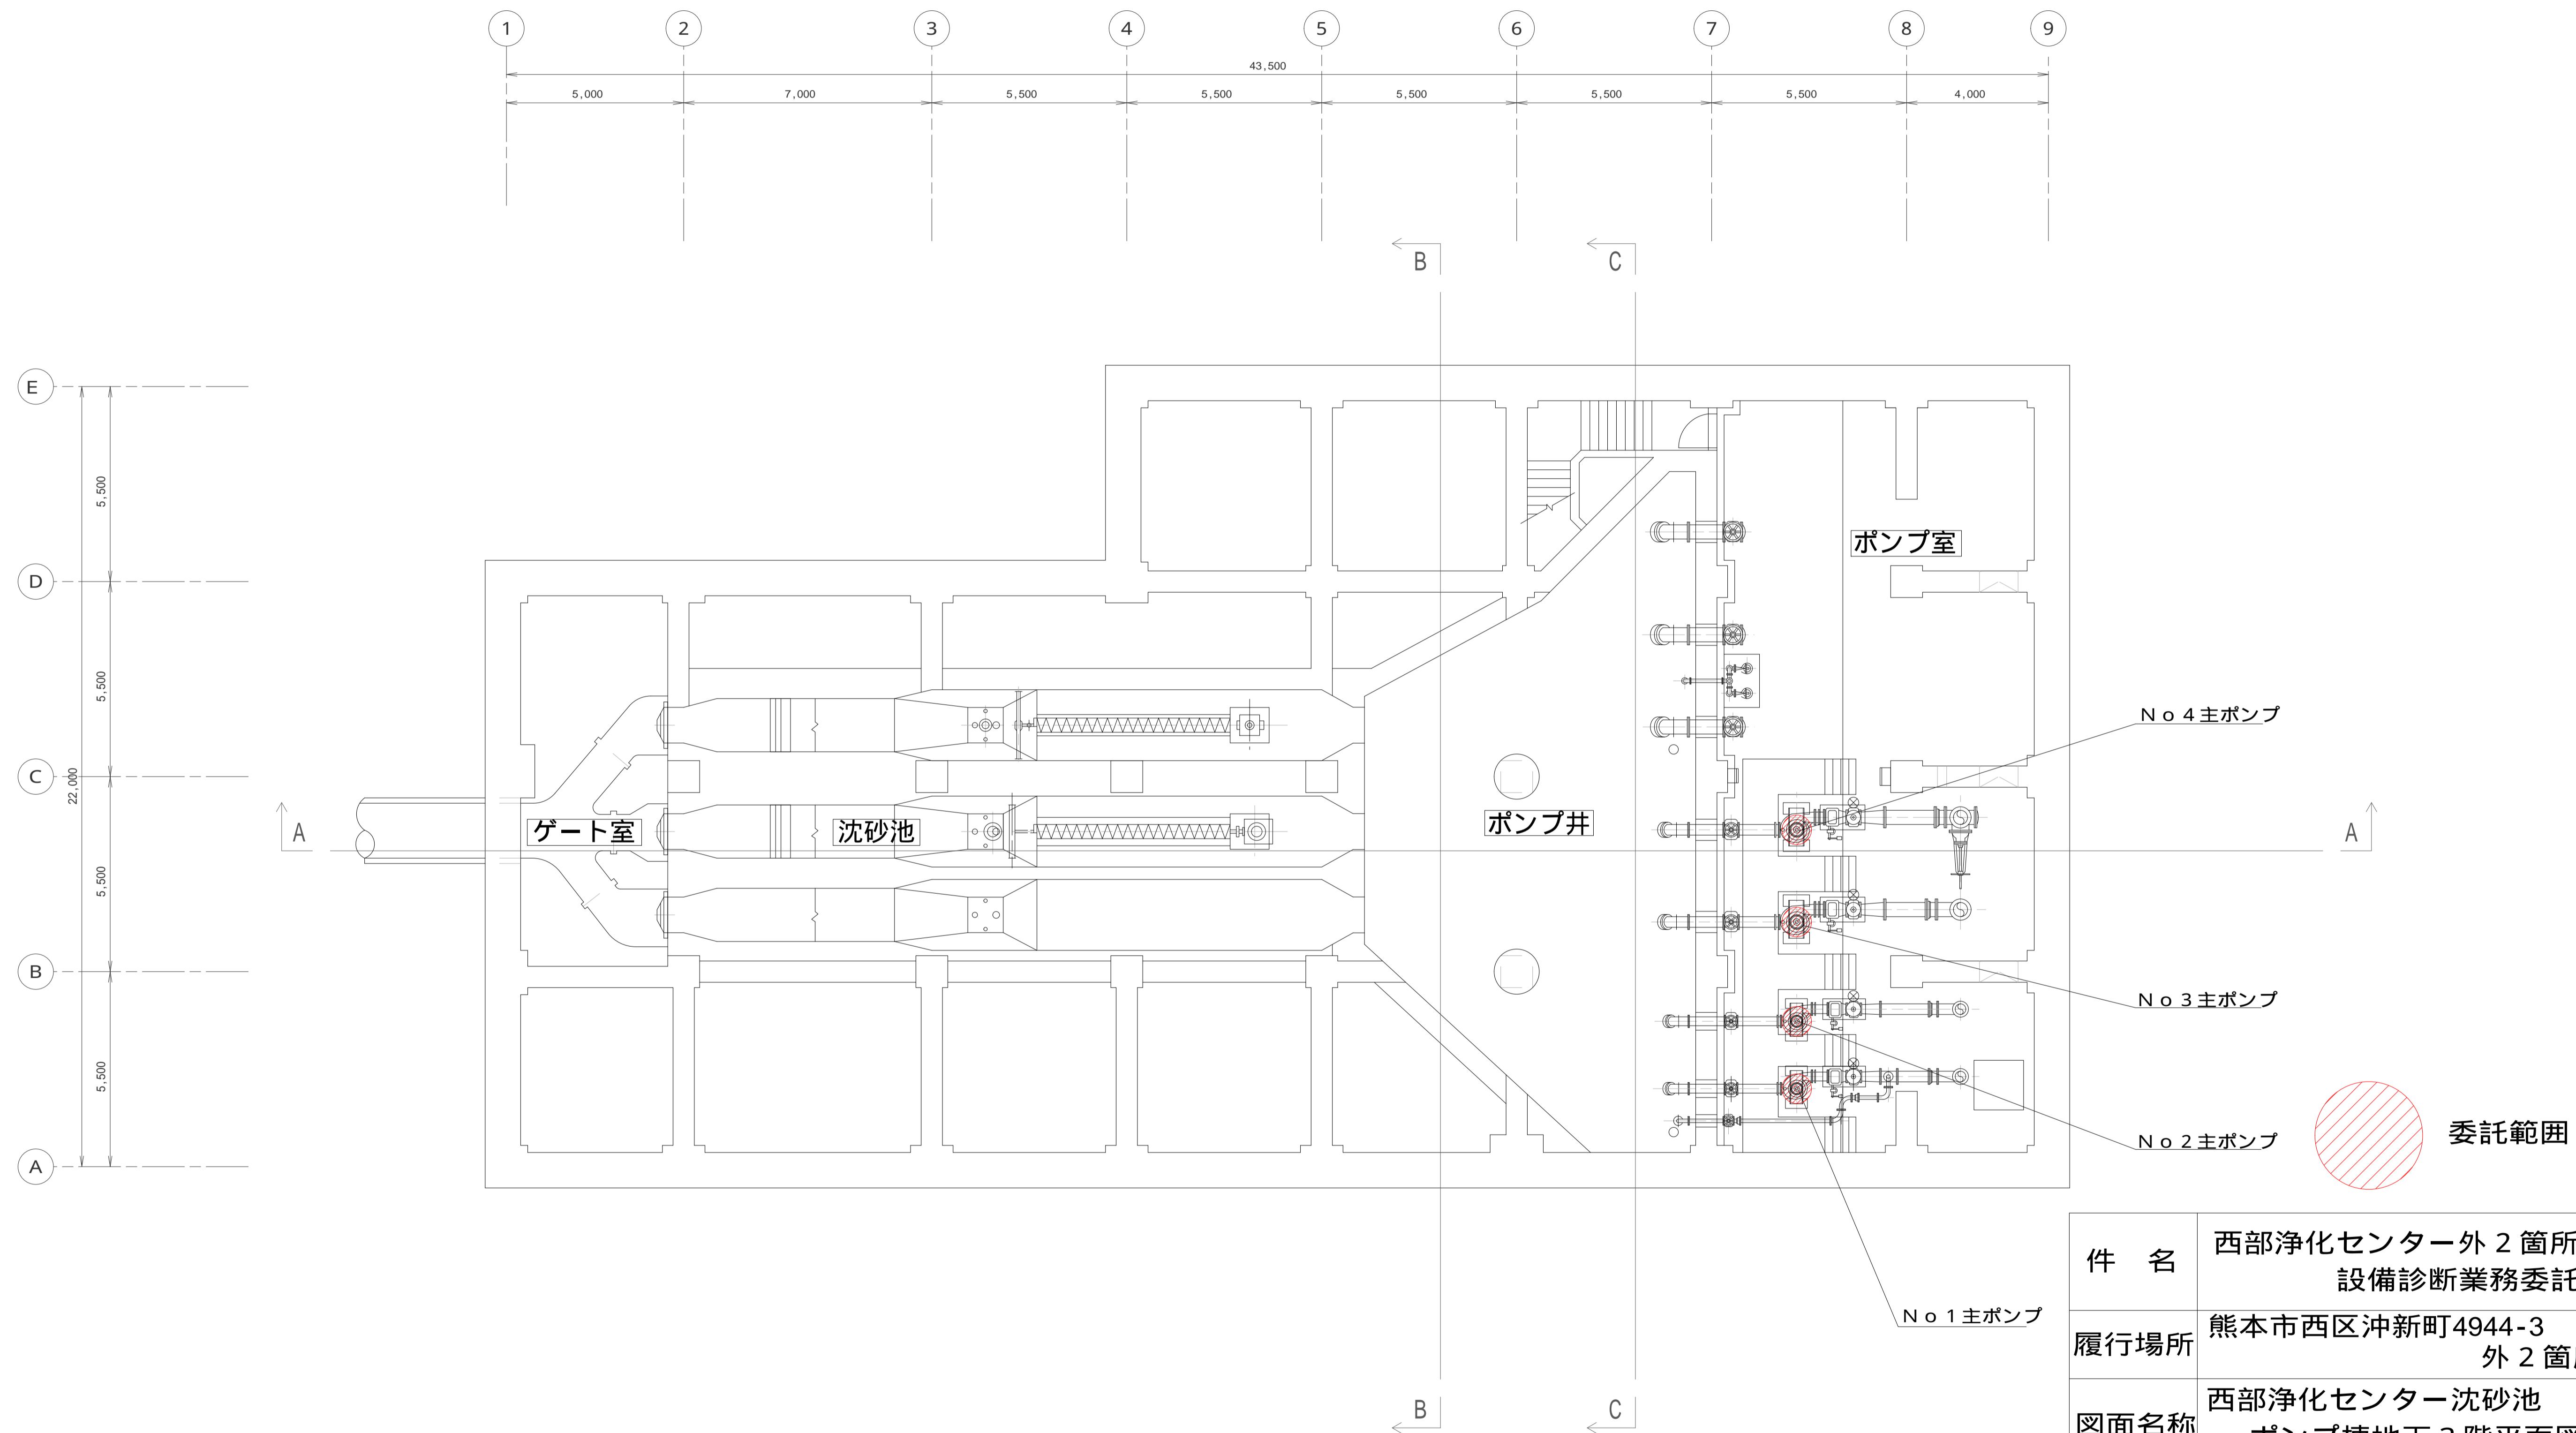

熊本市 西部浄化センター 沈砂池ポンプ棟 地下3階平面図

件名	西部浄化センター外2箇所 設備診断業務委託		
履行場所	熊本市西区沖新町4944-3 外2箇所		
図面名称	西部浄化センター沈砂池 ポンプ棟地下3階平面図		
図面番号	M-3	縮尺	1 / 200
熊本市上下水道局維持管理部水再生課			

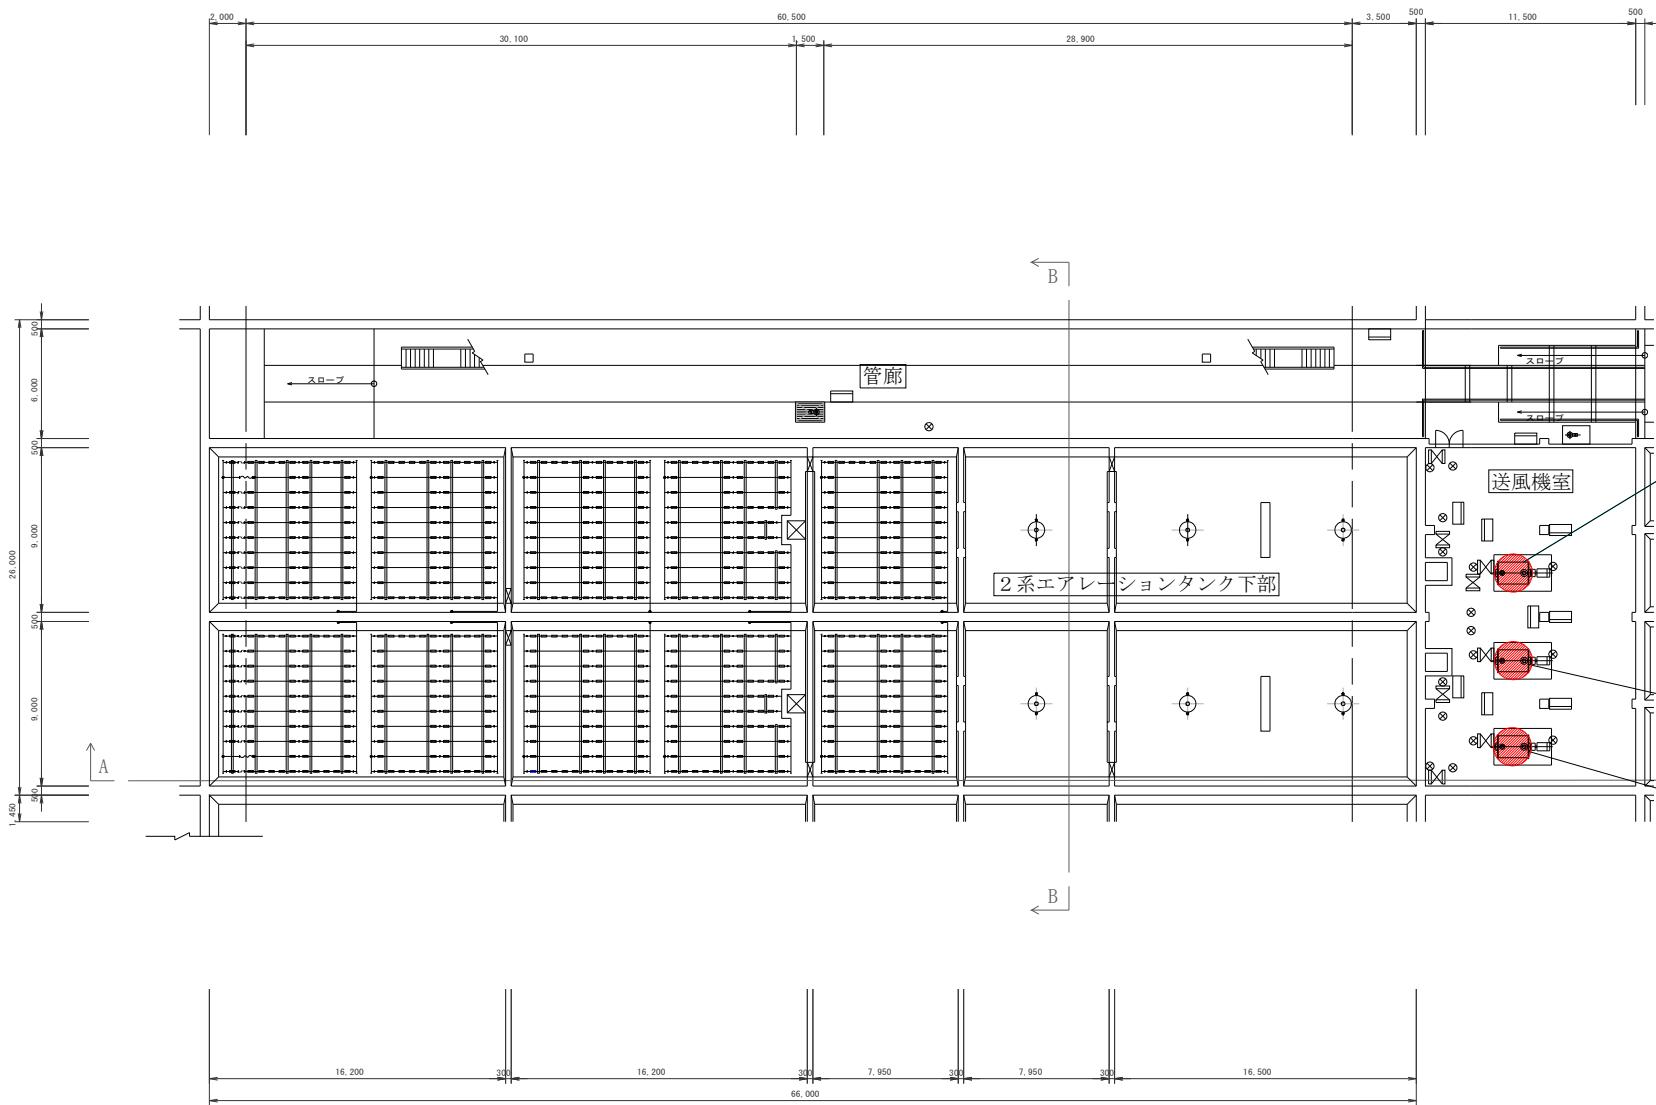

No. 2-1 送風機



No. 1-2 送風機

No. 1-1 送風機

 委託範囲

件名	西部浄化センター外5箇所 設備診断業務委託		
履行場所	熊本市西区沖新町4944-3 外5箇所		
図面名称	西部浄化センターエアレー ションタンク地下1階平面図		
図面番号	M-4	縮尺	1/300
熊本市上下水道局維持管理部水再生課			

熊本市 西部浄化センター エアレーションタンク 平面地下1階

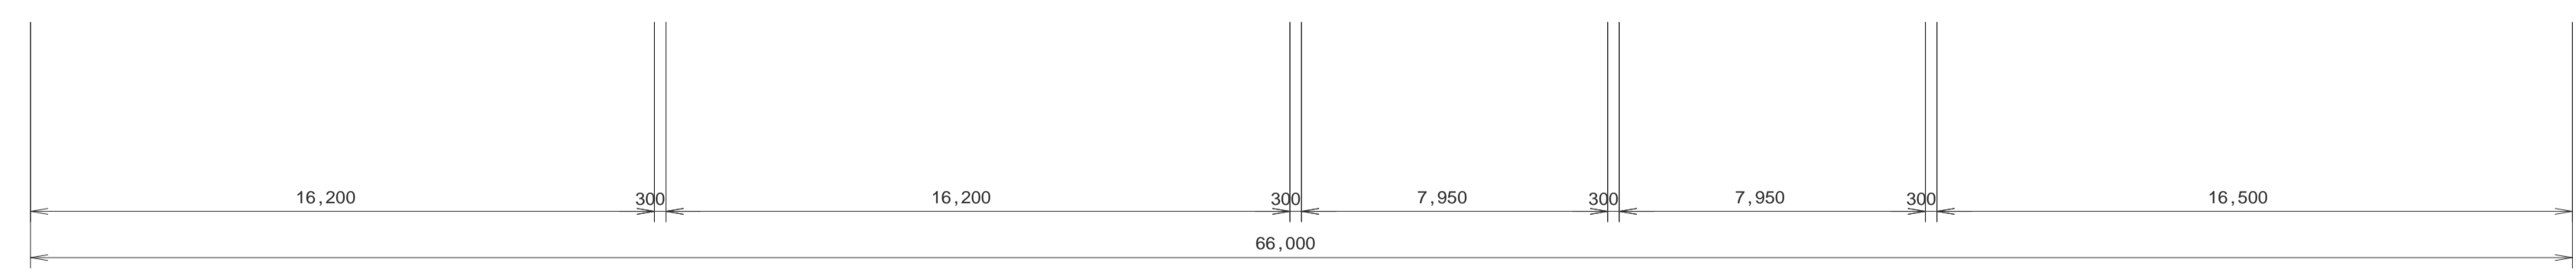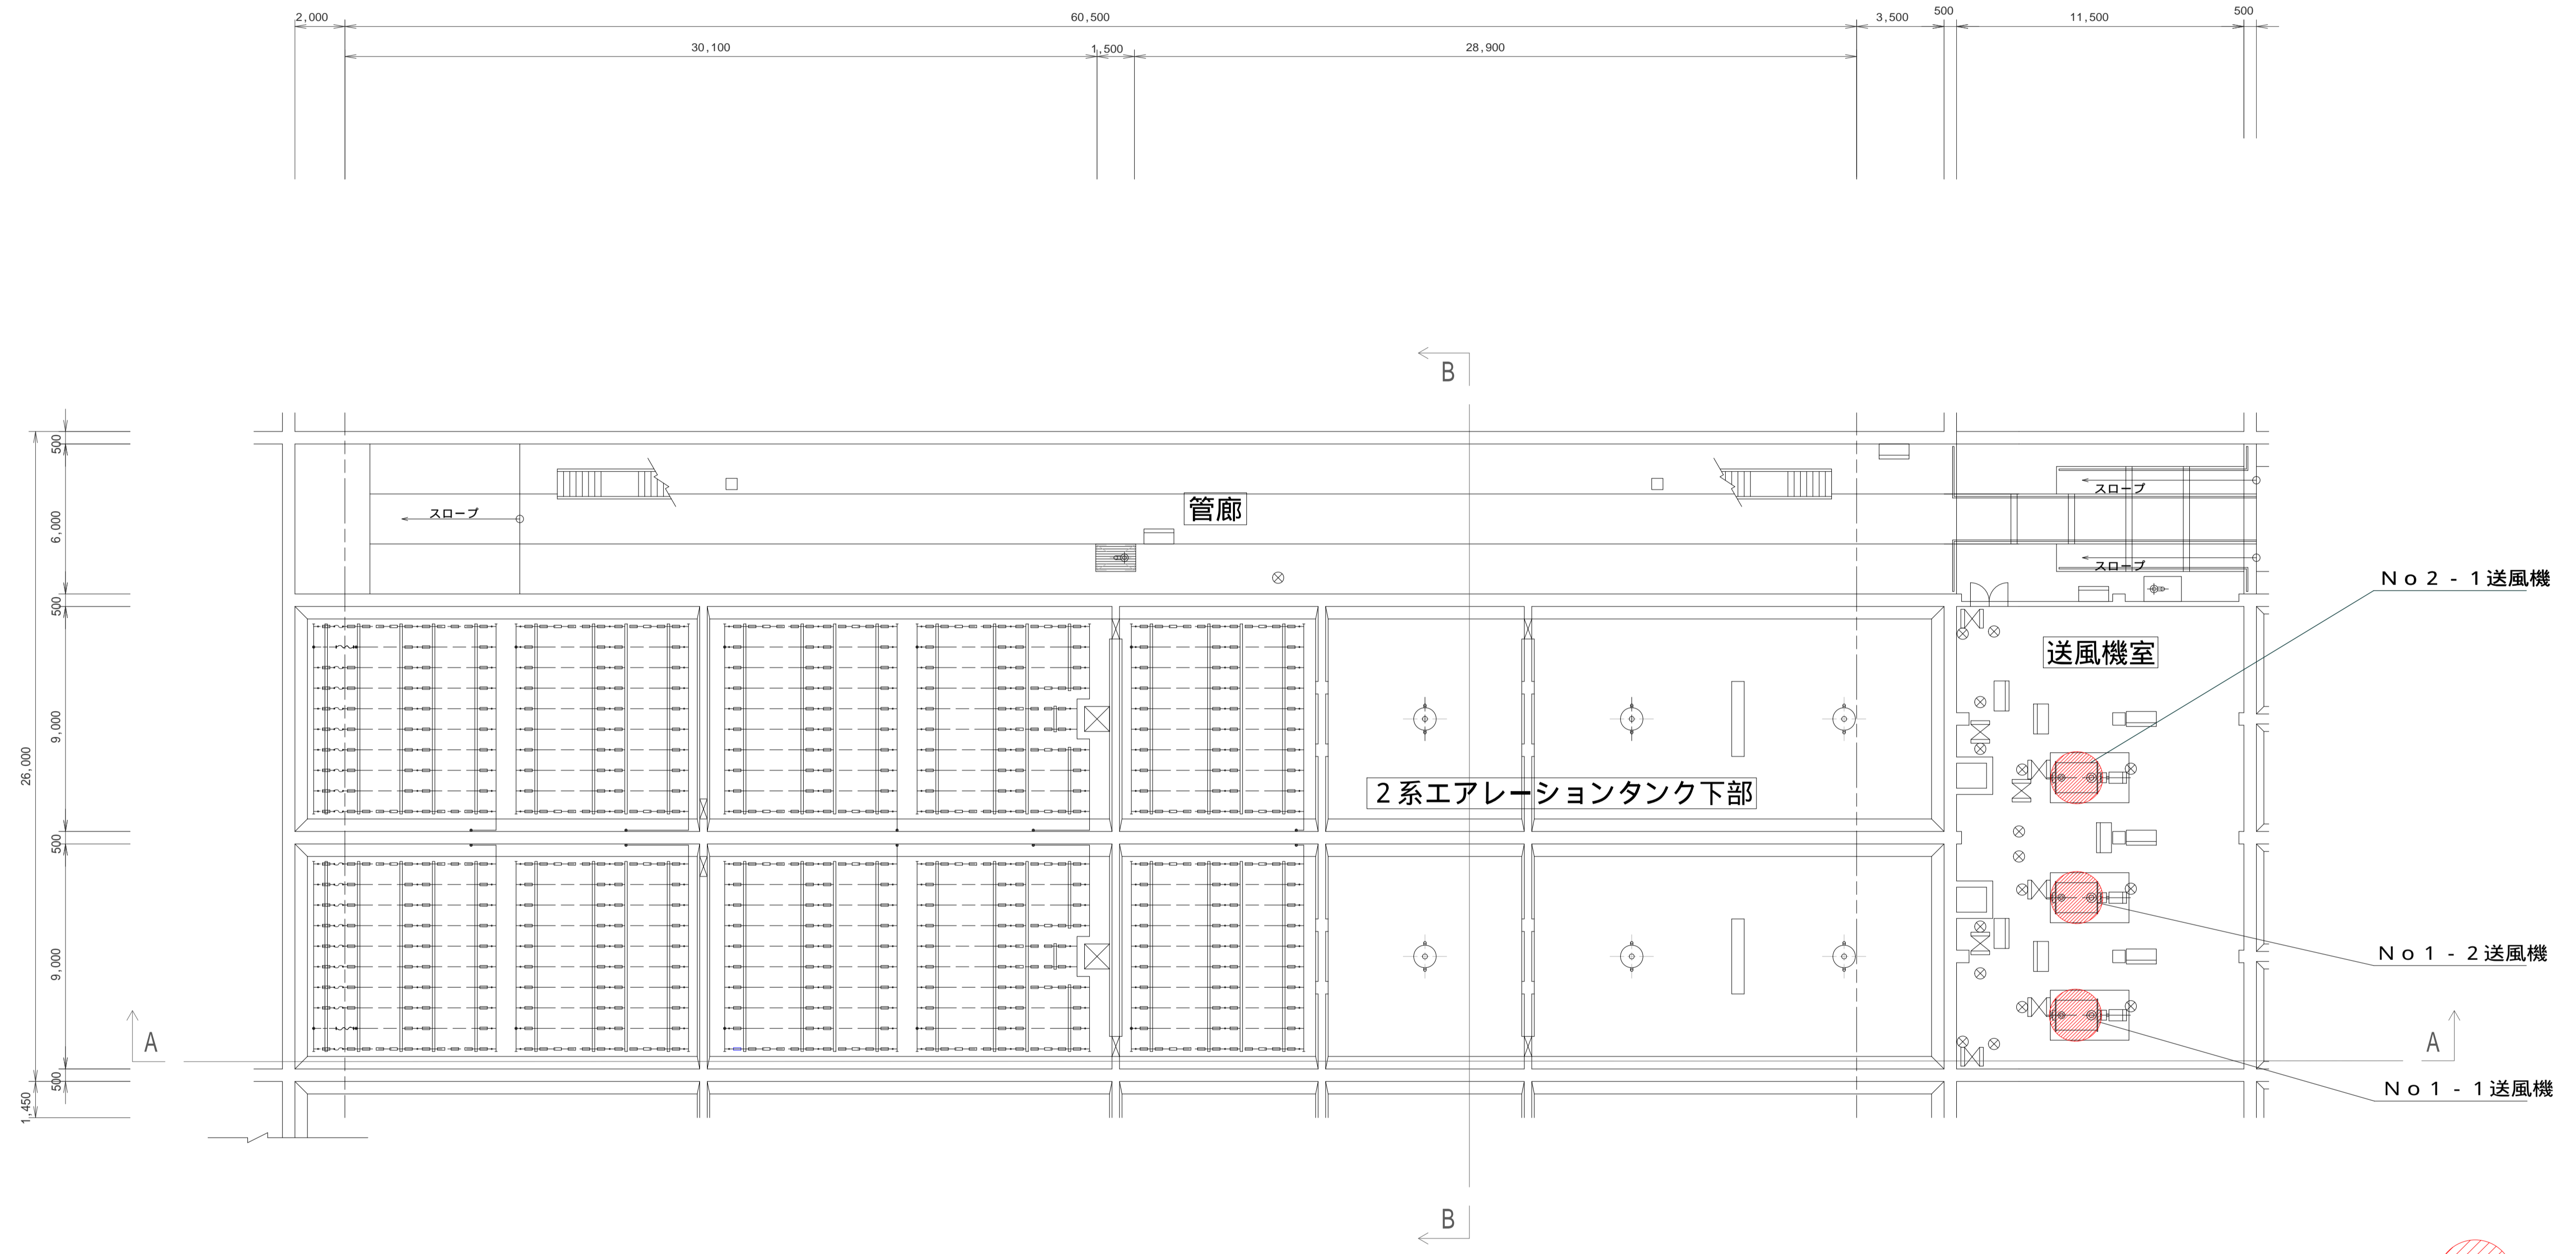

熊本市 西部浄化センター エアレーションタンク 平面地下1階

 委託範囲

件名	西部浄化センター外2箇所 設備診断業務委託		
履行場所	熊本市西区沖新町4944-3 外2箇所		
図面名称	西部浄化センターエアレ- ションタンク地下1階平面図		
図面番号	M-4	縮尺	1 / 300
熊本市上下水道局維持管理部水再生課			




新島崎ポンプ場

新島崎ポンプ場 見取図 S=NONE



委託範囲


件名	西部浄化センター外5箇所設備診断業務委託		
履行場所	熊本市西区沖新町4944-3外5箇所		
図面名称	新島崎ポンプ場 見取図		
図面番号	M-5	縮尺	NONE
熊本市上下水道局維持管理部水再生課			

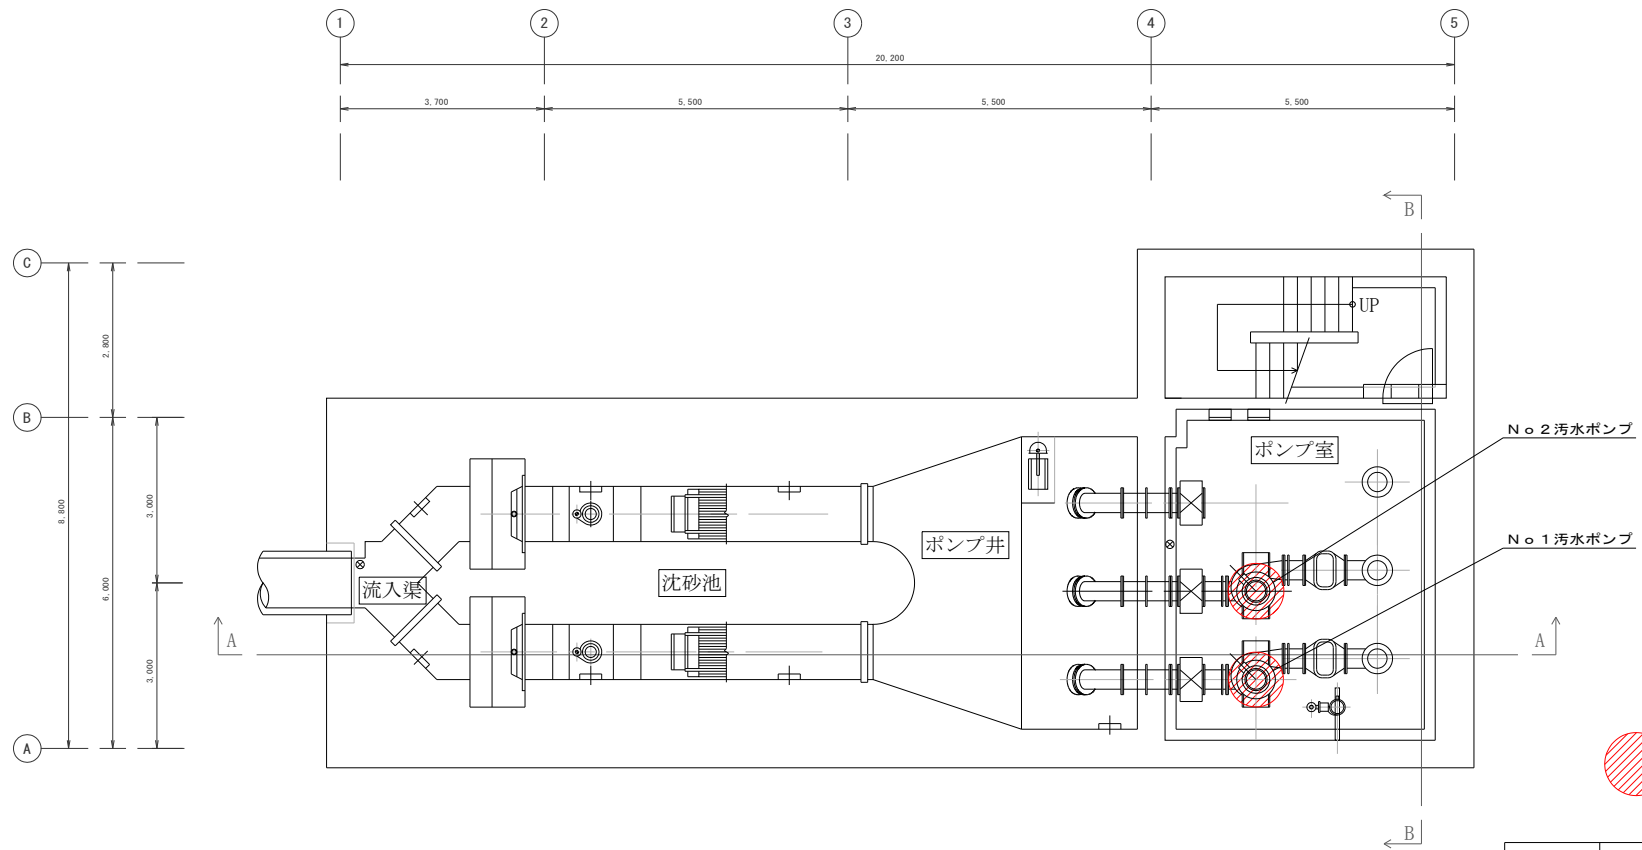


 委託範囲

新島崎ポンプ場地下2階


件名	西部浄化センター外5箇所 設備診断業務委託		
履行場所	熊本市西区沖新町4944-3 外5箇所		
図面名称	新島崎ポンプ場地下2階 平面図		
図面番号	M-6	縮尺	1/100
熊本市上下水道局維持管理部水再生課			

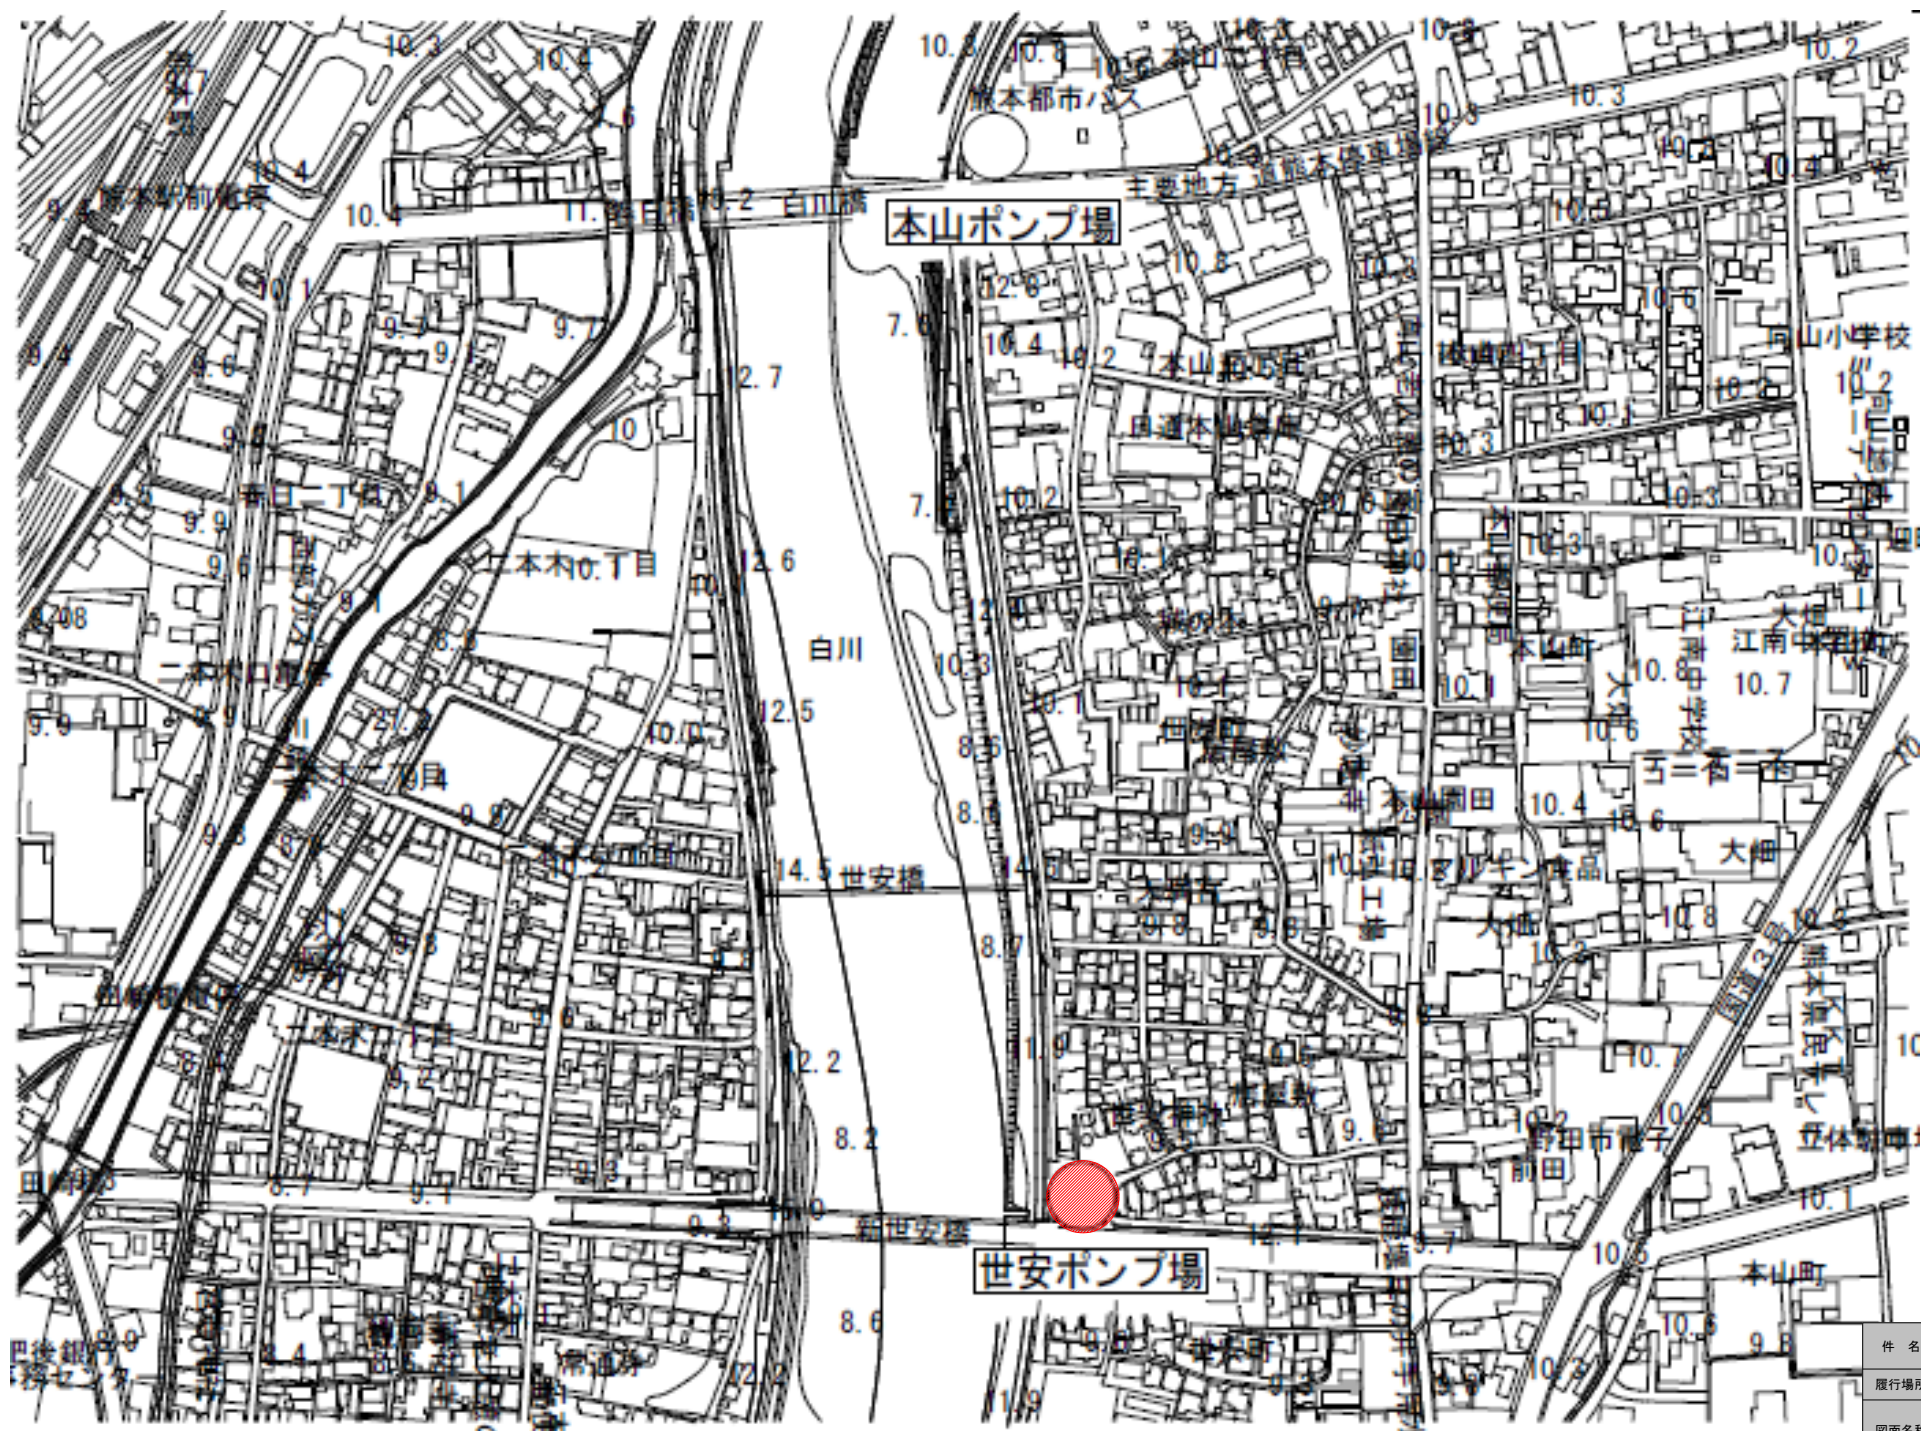

新島崎ポンプ場 見取図 S=NONE

 

件名	西部浄化センター外5箇所設備診断業務委託		
履行場所	熊本市西区沖新町4944-3外5箇所		
図面名称	世安ポンプ場 見取図		
図面番号	M-7	縮尺	NONE
熊本市上下水道局維持管理部水再生課			

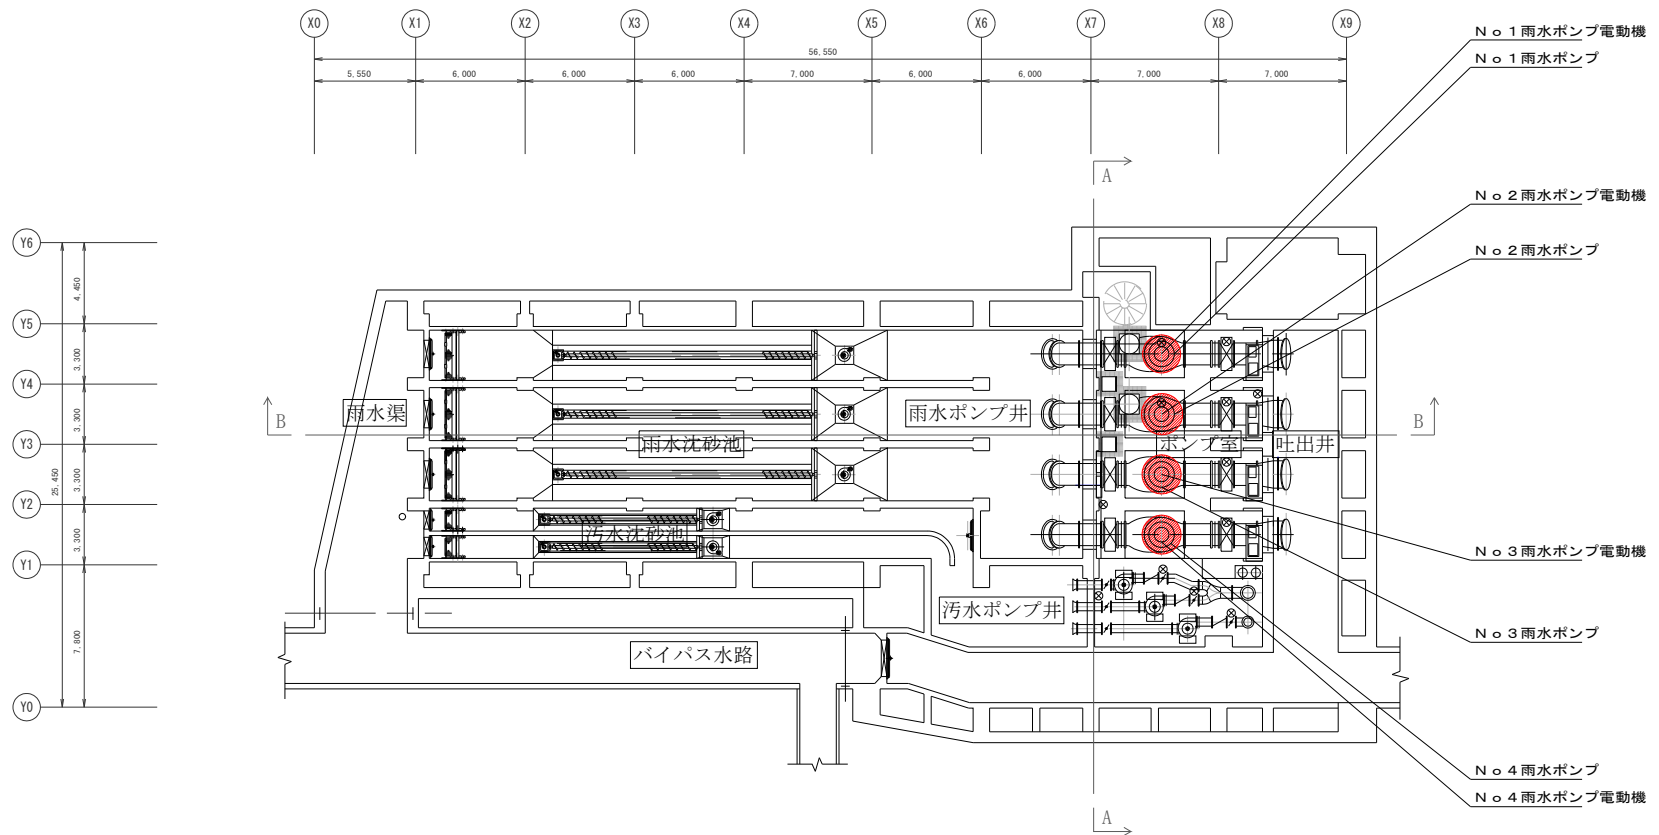



熊本市 世安ポンプ場 地下2階 平面図 300



委託範囲

件名	西部浄化センター外5箇所 設備診断業務委託		
履行場所	熊本市西区沖新町4944-3 外5箇所		
図面名称	世安ポンプ場 地下2階平面図		
図面番号	M-8	縮尺	1/300
熊本市上下水道局維持管理部水再生課			



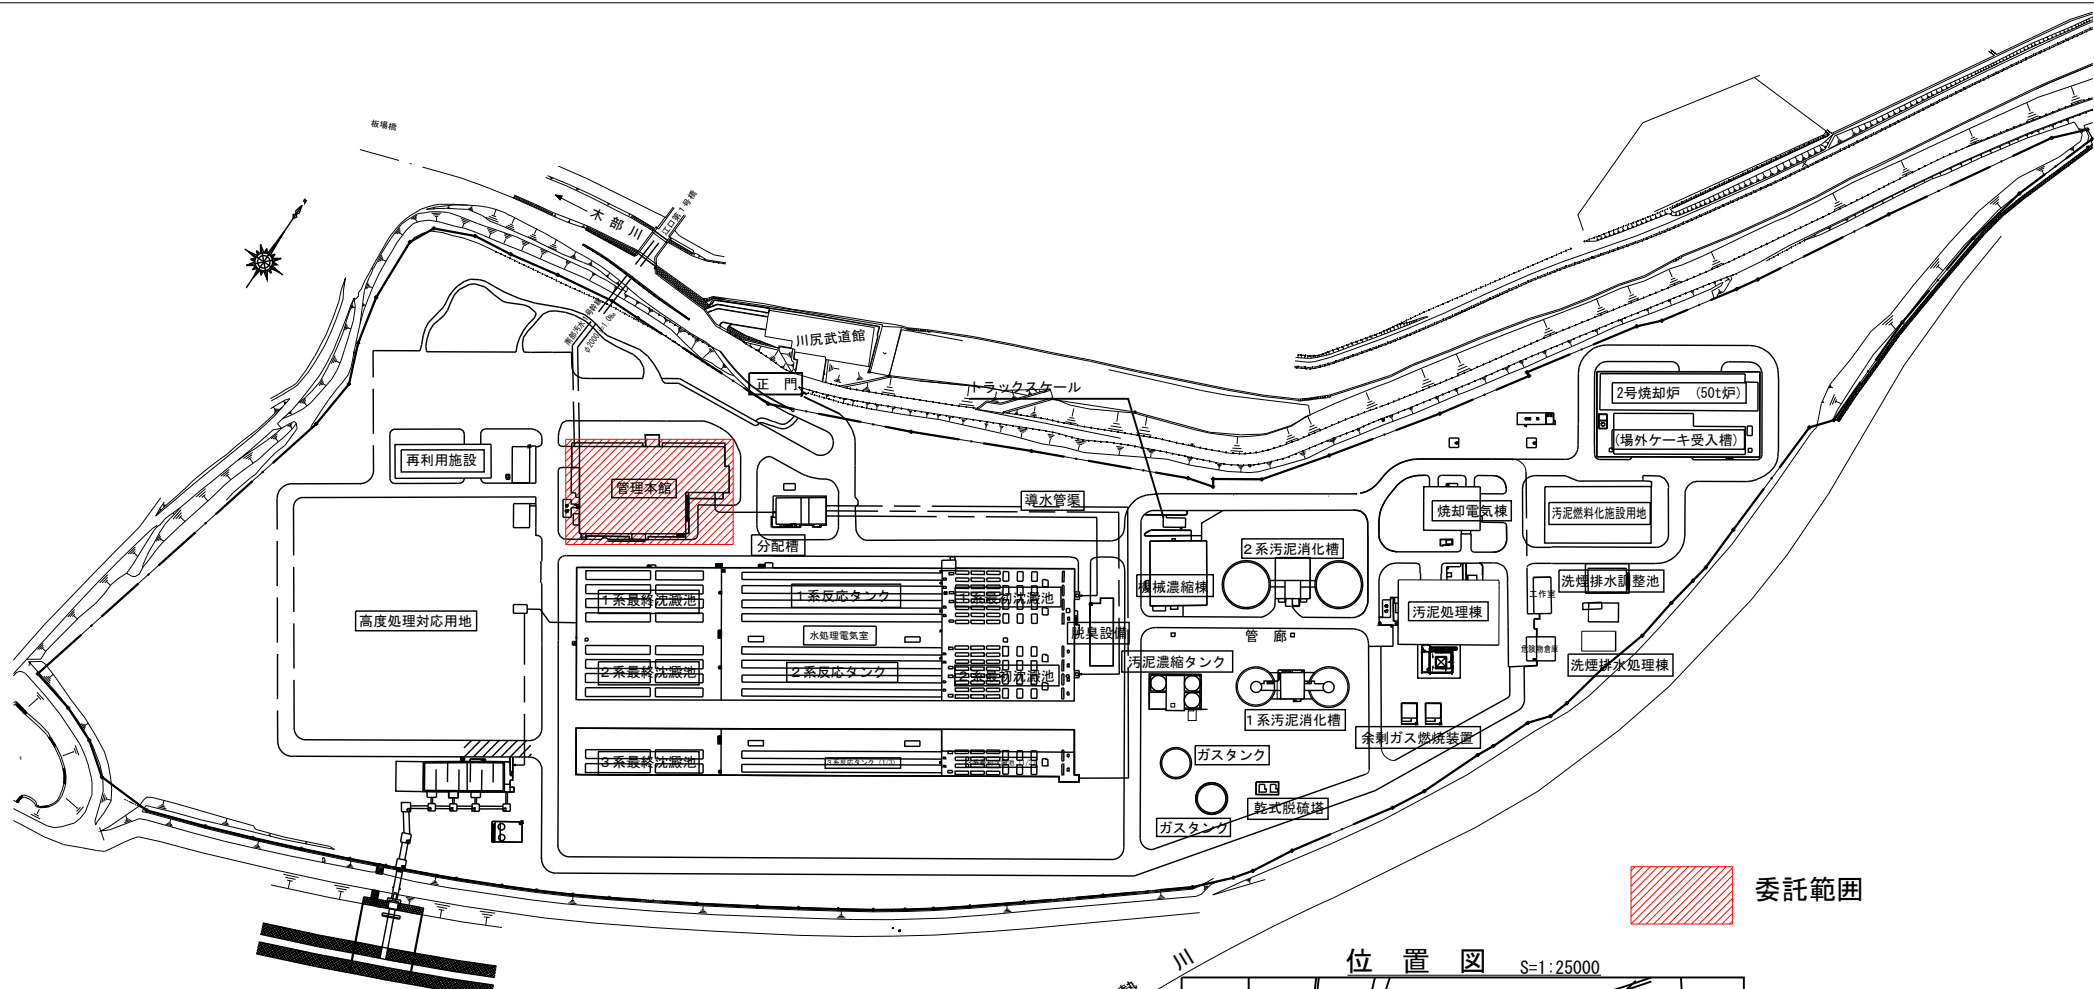


  委託範囲

全体配置図 S=1:1000



件名	西部浄化センター外5箇所設備診断業務委託		
履行場所	熊本市西区沖新町4944-3外5箇所		
図面名称	南部浄化センター全体平面図		
図面番号	M-9	縮尺	1/1000
熊本市上下水道局維持管理部水再生課			

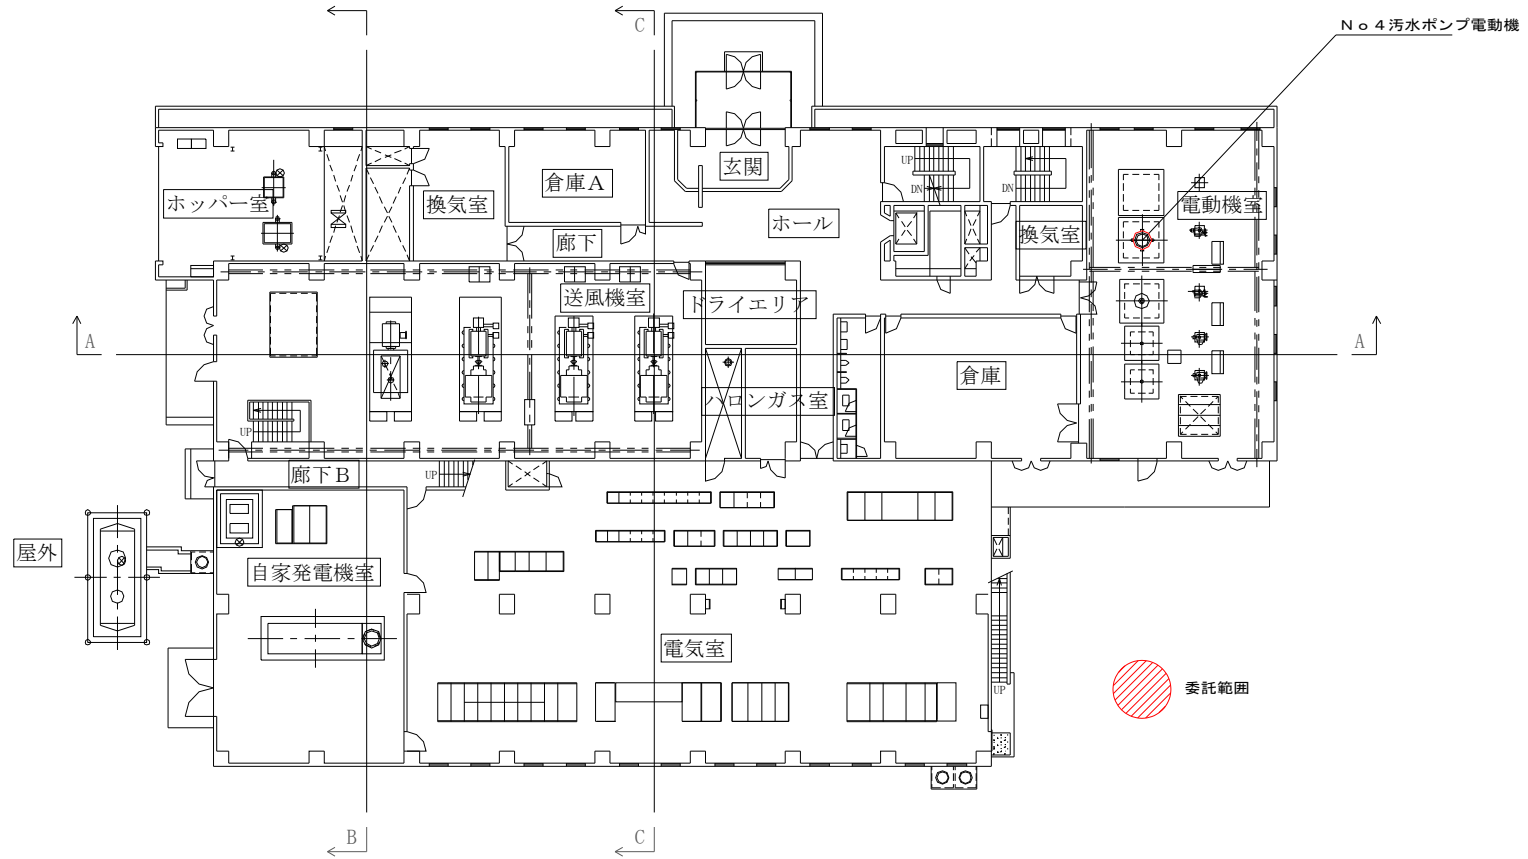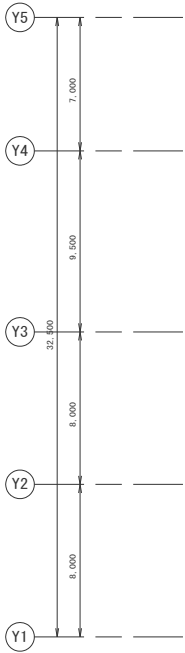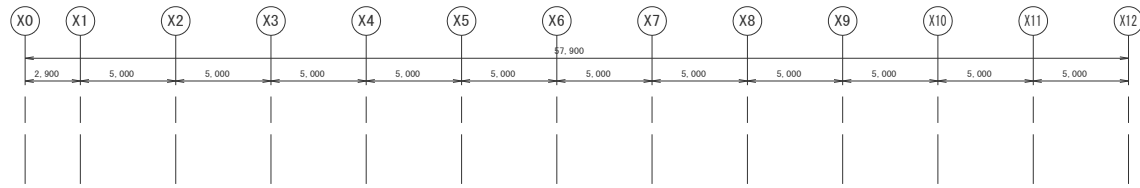


N. 4 汚水ポンプ電動機

委託範囲

熊本市 南部浄化センター 沈砂池設備 平面 1階 300

件名	西部浄化センター外5箇所 設備診断業務委託		
履行場所	熊本市西区沖新町4944-3 外5箇所		
図面名称	南部浄化センター管理本館 1階平面図		
図面番号	M-10	縮尺	1/300
熊本市上下水道局維持管理部水再生課			

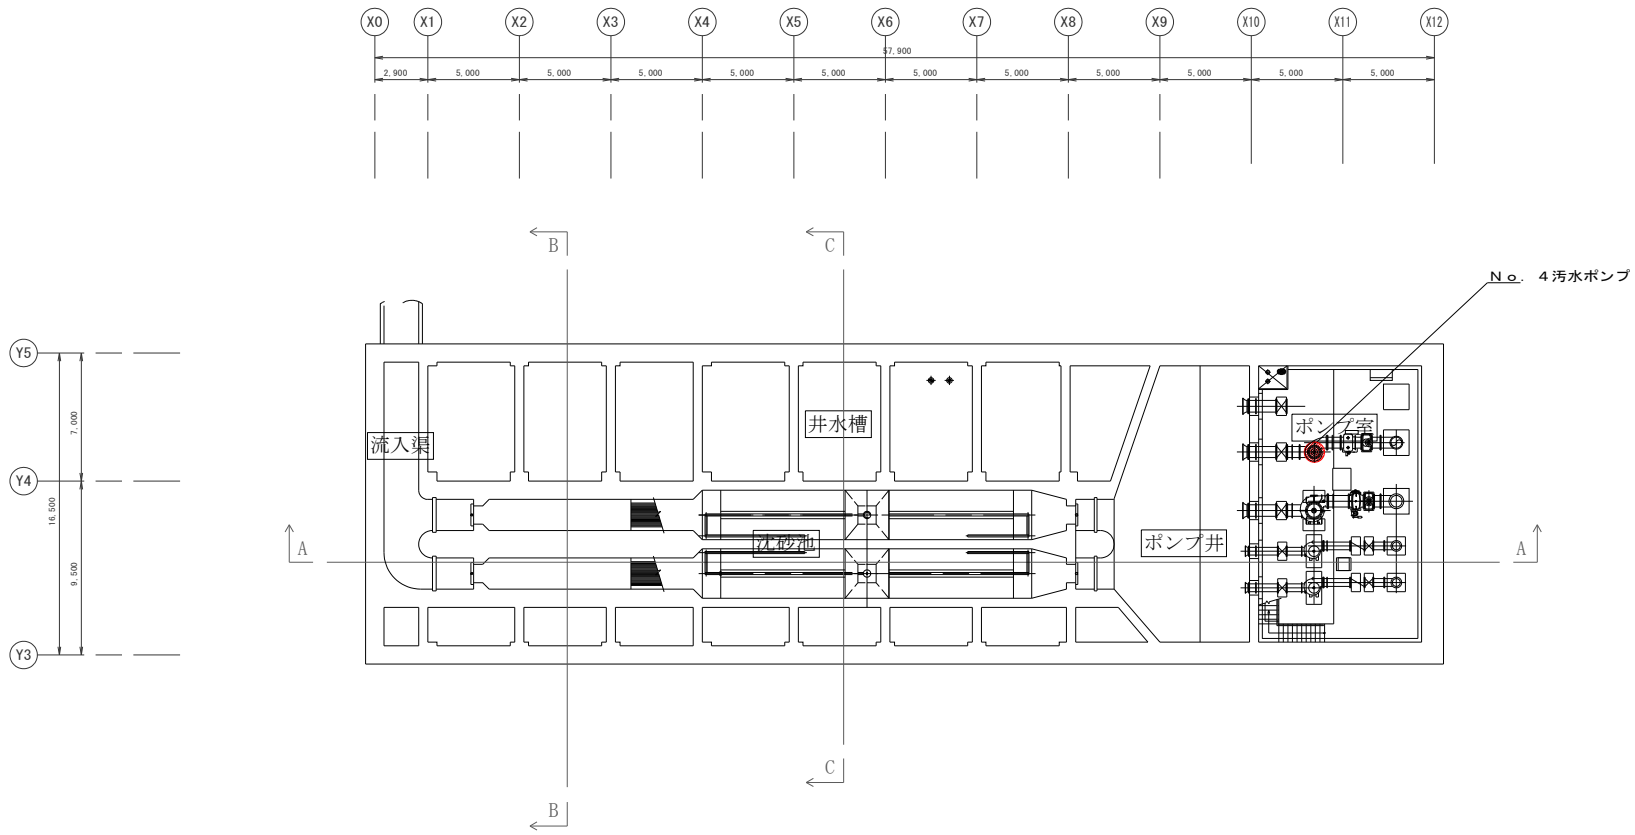


熊本市 南部浄化センター 沈砂池設備 平面地下3階 300


件名	西部浄化センター外5箇所 設備診断業務委託		
履行場所	熊本市西区沖新町4944-3 番地外5箇所		
図面名称	南部浄化センター管理本館 地下3階平面図		
図面番号	M-11	縮尺	1/300
熊本市上下水道局維持管理部水再生課			



 南高江ポンプ場 見取図 S=NONE




件名	西部浄化センター外5箇所設備診断業務委		
履行場所	熊本市西区沖新町4944-3外5箇所		
図面名称	南高江ポンプ場 見取図		
図面番号	M-12	縮尺	NONE
熊本市上下水道局維持管理部水再生課			

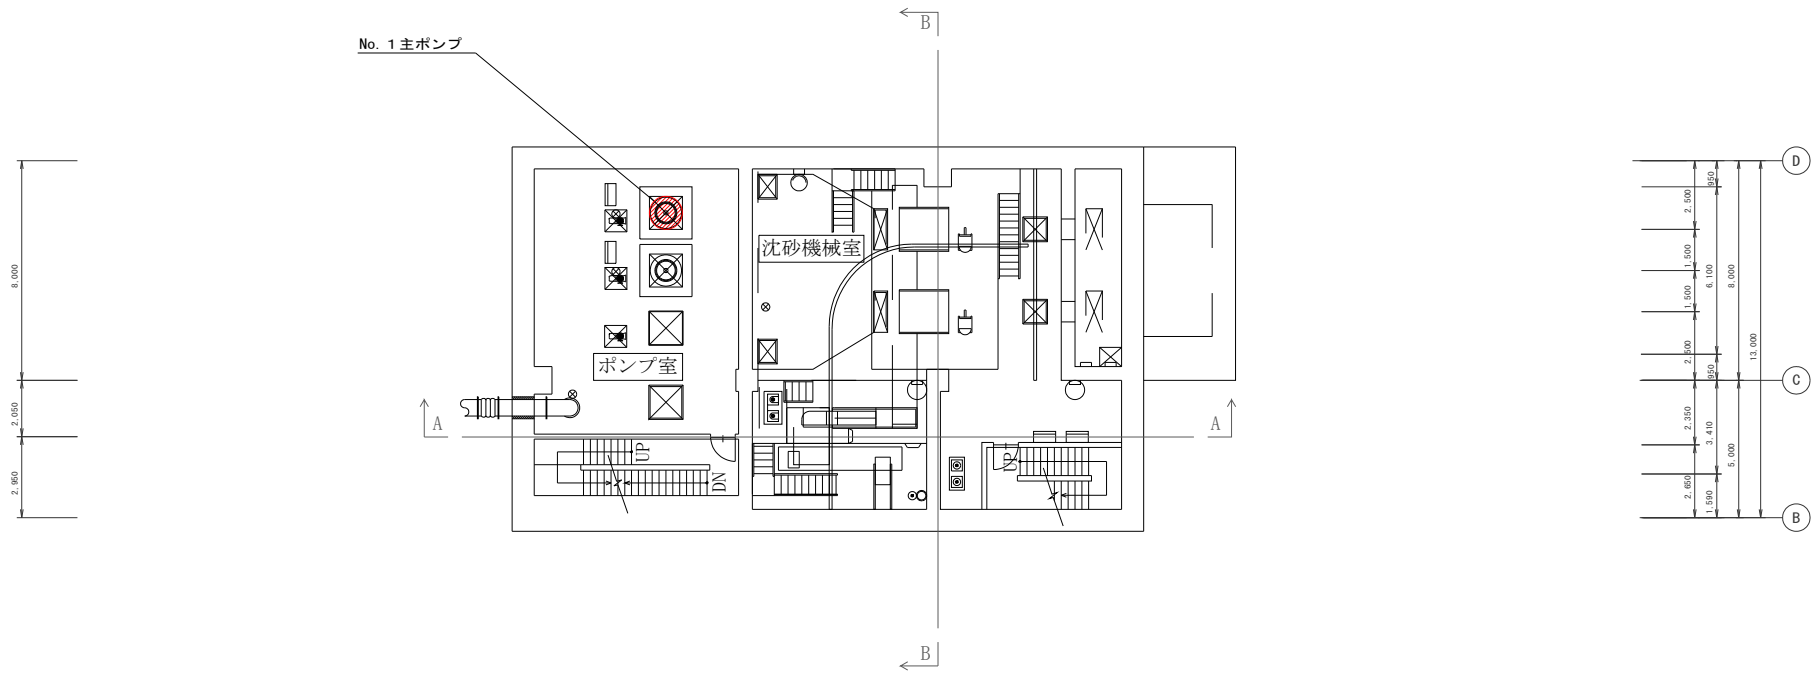

熊本市 南部 南高江ポンプ場 平面図 地下1階 200




件名	西部浄化センター外5箇所 設備診断業務委託		
履行場所	熊本市西区沖新町4944-3 外5箇所		
図面名称	南高江ポンプ場地下1階平面図		
図面番号	M-13	縮尺	1/200
熊本市上下水道局維持管理課 水再生課			

No. 1 主ポンプ

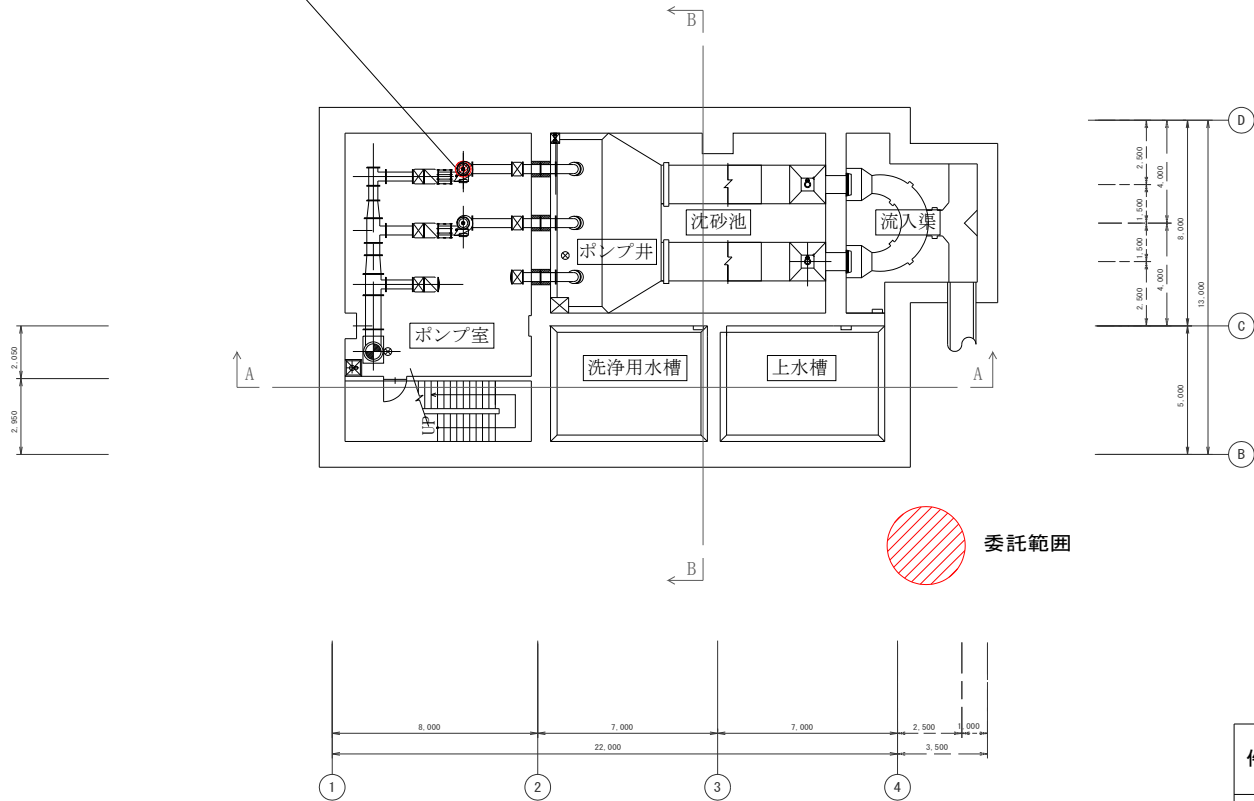



熊本市 南部 南高江ポンプ場 平面図 地下2階 200

件名	西部浄化センター外5箇所 設備診断業務委託		
履行場所	熊本市西区沖新町4944-3 外5箇所		
図面名称	南高江ポンプ場地下 2階平面図		
図面番号	M-14	縮尺	1/200
熊本市上下水道局維持管理部水再生課			

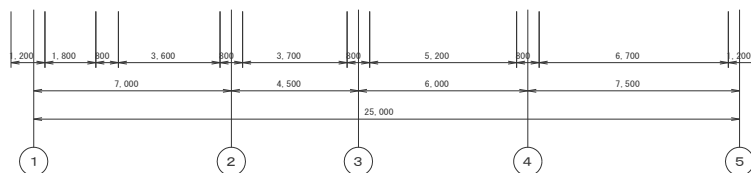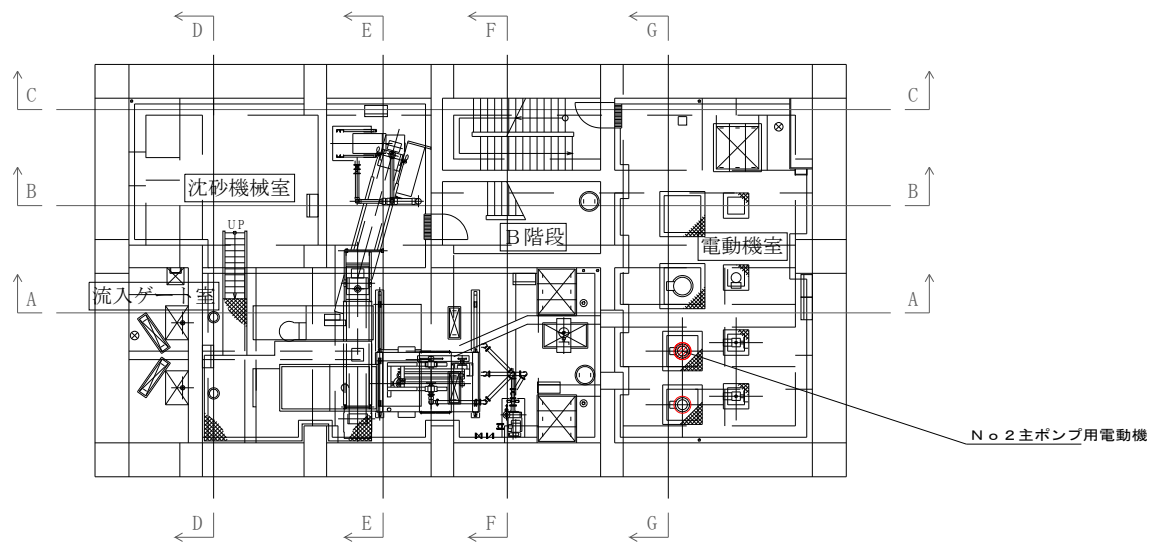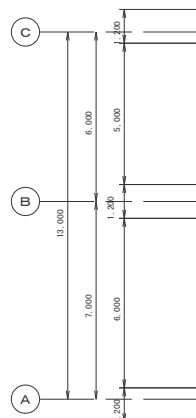

A系場内ポンプ場沈砂池設備 平面 地下2F、地下1F

件名	西部浄化センター外5箇所 設備診断業務委託		
履行場所	熊本市西区沖新町4944-3 外5箇所		
図面名称	場内ポンプ場地下2階平面図		
図面番号	M-16	縮尺	1/200
熊本市上下水道局維持管理部水再生課			

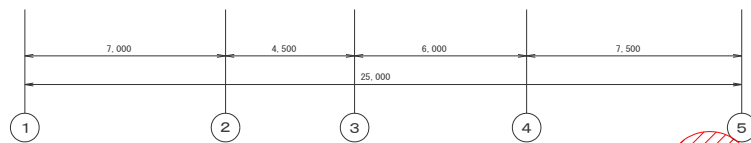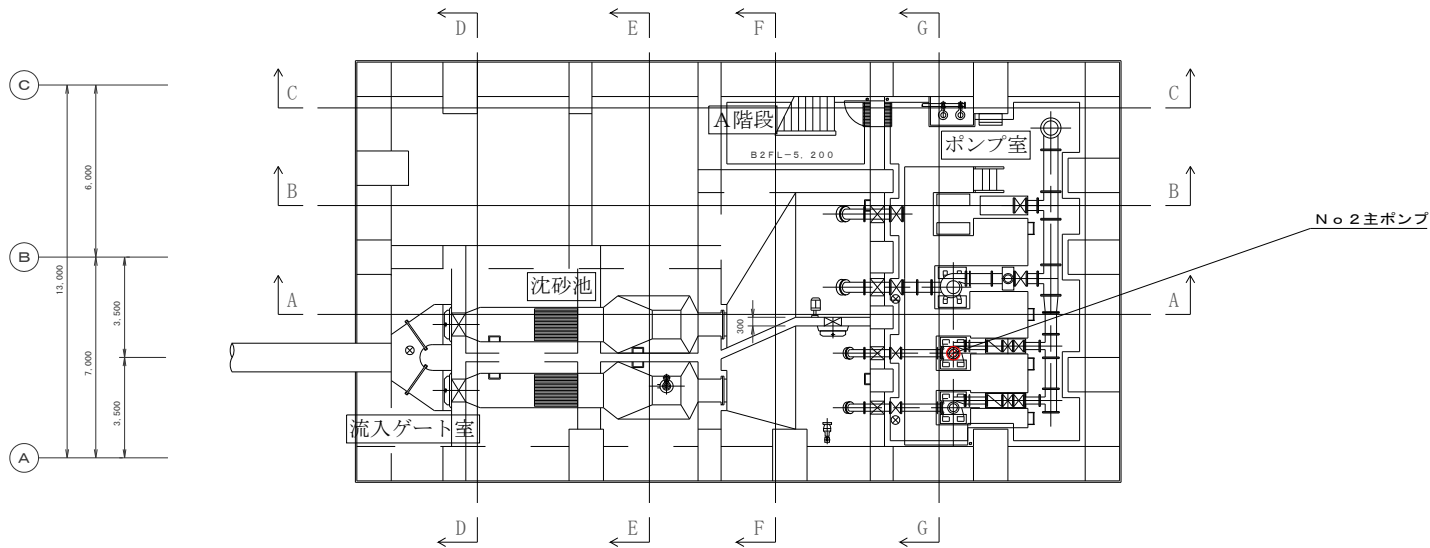

委託範囲

A系場内ポンプ場沈砂池設備 平面 沈砂池、地下3 F 200

件名	西部浄化センター外5箇所 設備診断業務委託		
履行場所	熊本市西区沖新町4944-3 外5箇所		
図面名称	場内ポンプ場地下3階平面図		
図面番号	M-17	縮尺	1/200
熊本市上下水道局維持管理部水再生課			