 



■ 部分は今回カートリッジ交換場所を示す。




件名	中部浄化センター外4箇所活性炭納入		
図名	中部浄化センター 全体配置図	図番	1
		縮尺	free
熊本市上下水道局維持管理部水再生課中部浄化センター			

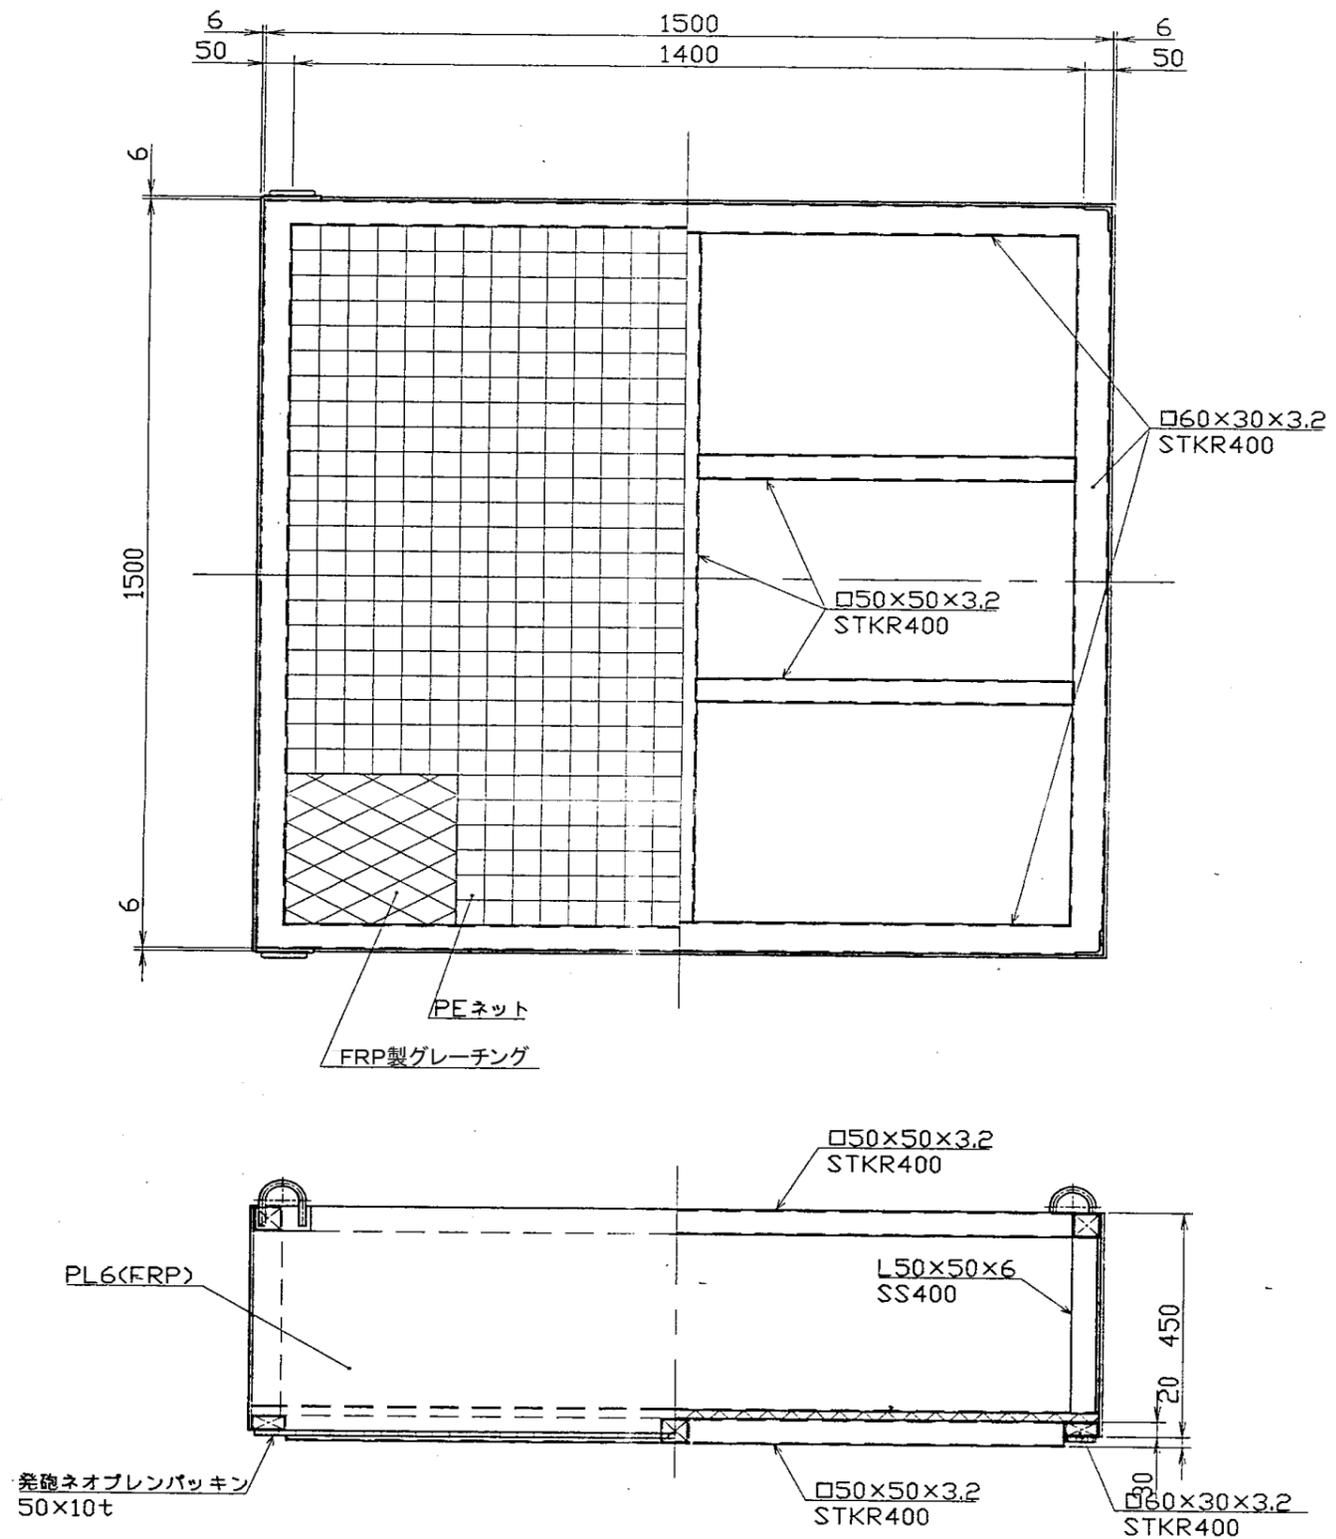


カートリッジ詳細 1/10
 (充填材高さ 360)
 製作数：6個


件名	中部浄化センター外4箇所活性炭納入		
図名	B系最初沈殿池活性炭吸着塔	図番	2
	カートリッジ詳細図	縮尺	free
熊本市上下水道局維持管理部水再生課中部浄化センター			

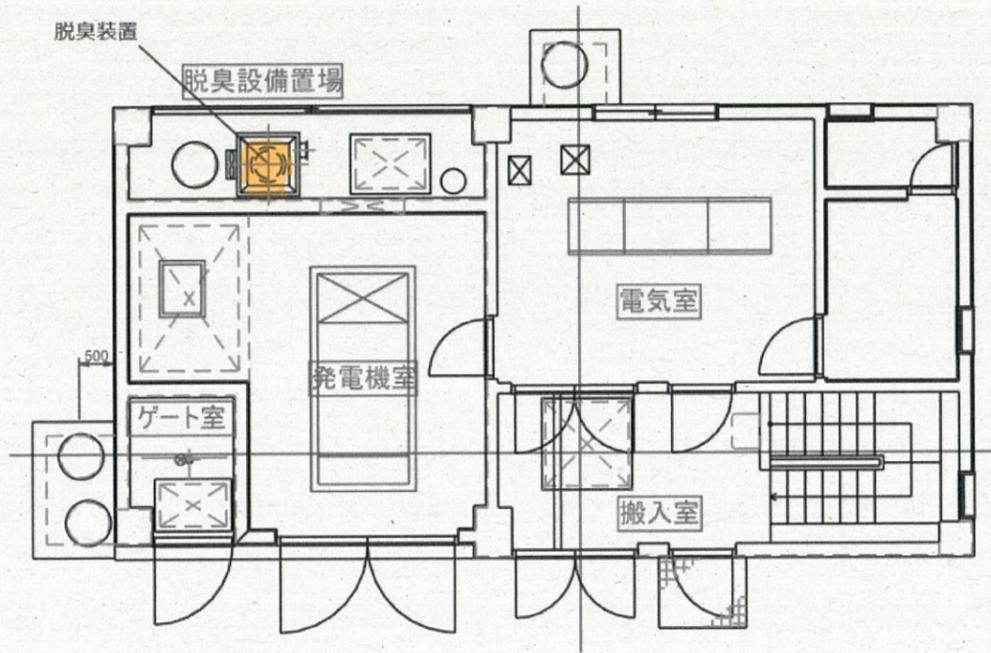


和泉ポンプ場 1階平面図

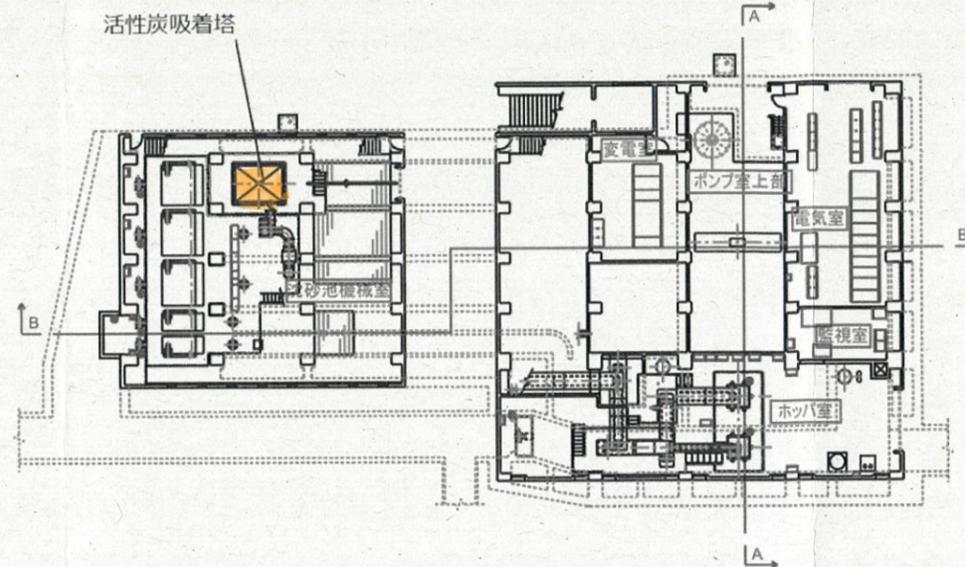

世安ポンプ場 1階平面図

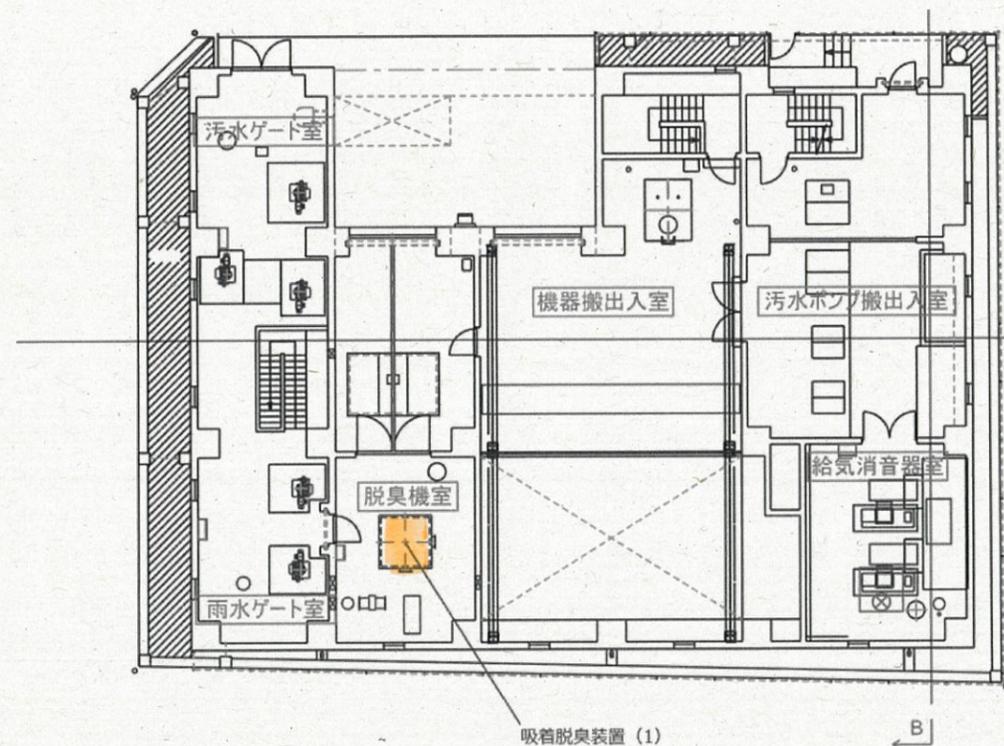

新花畑ポンプ場 1階平面図

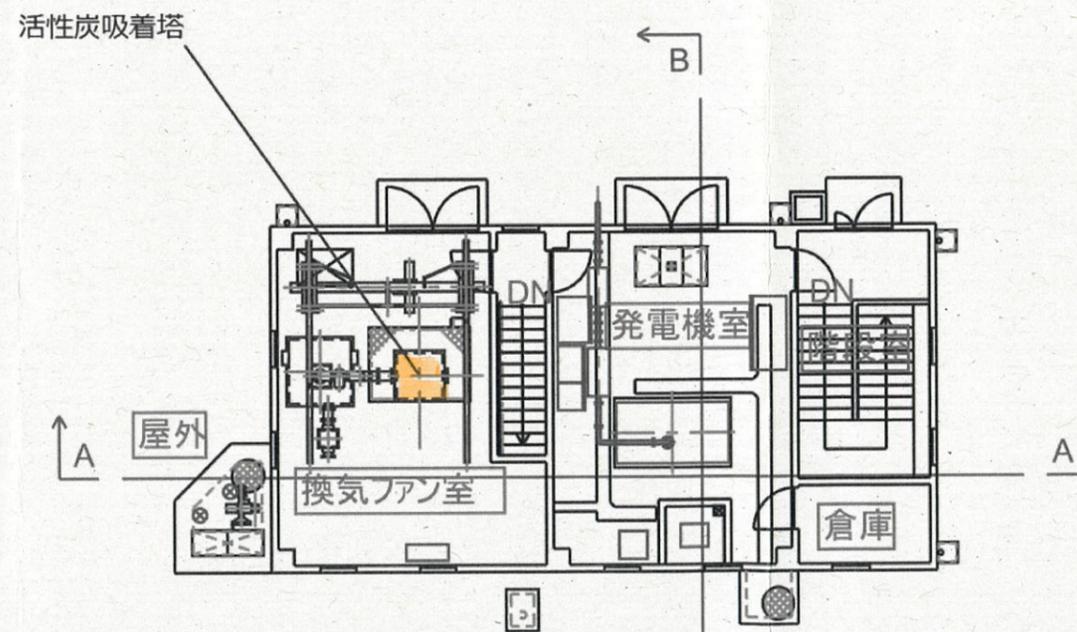

飛田ポンプ場 1階平面図

今回実施箇所

件名	中部浄化センター外4箇所活性炭購入		
図名	1階平面図	図番	3
		縮尺	NONE
熊本市上下水道局維持管理部水再生課中部浄化センター			